


2 VISÃO EXTERIOR DA REDE COLETORA DE ESGOTO
ESCALA: 1/100

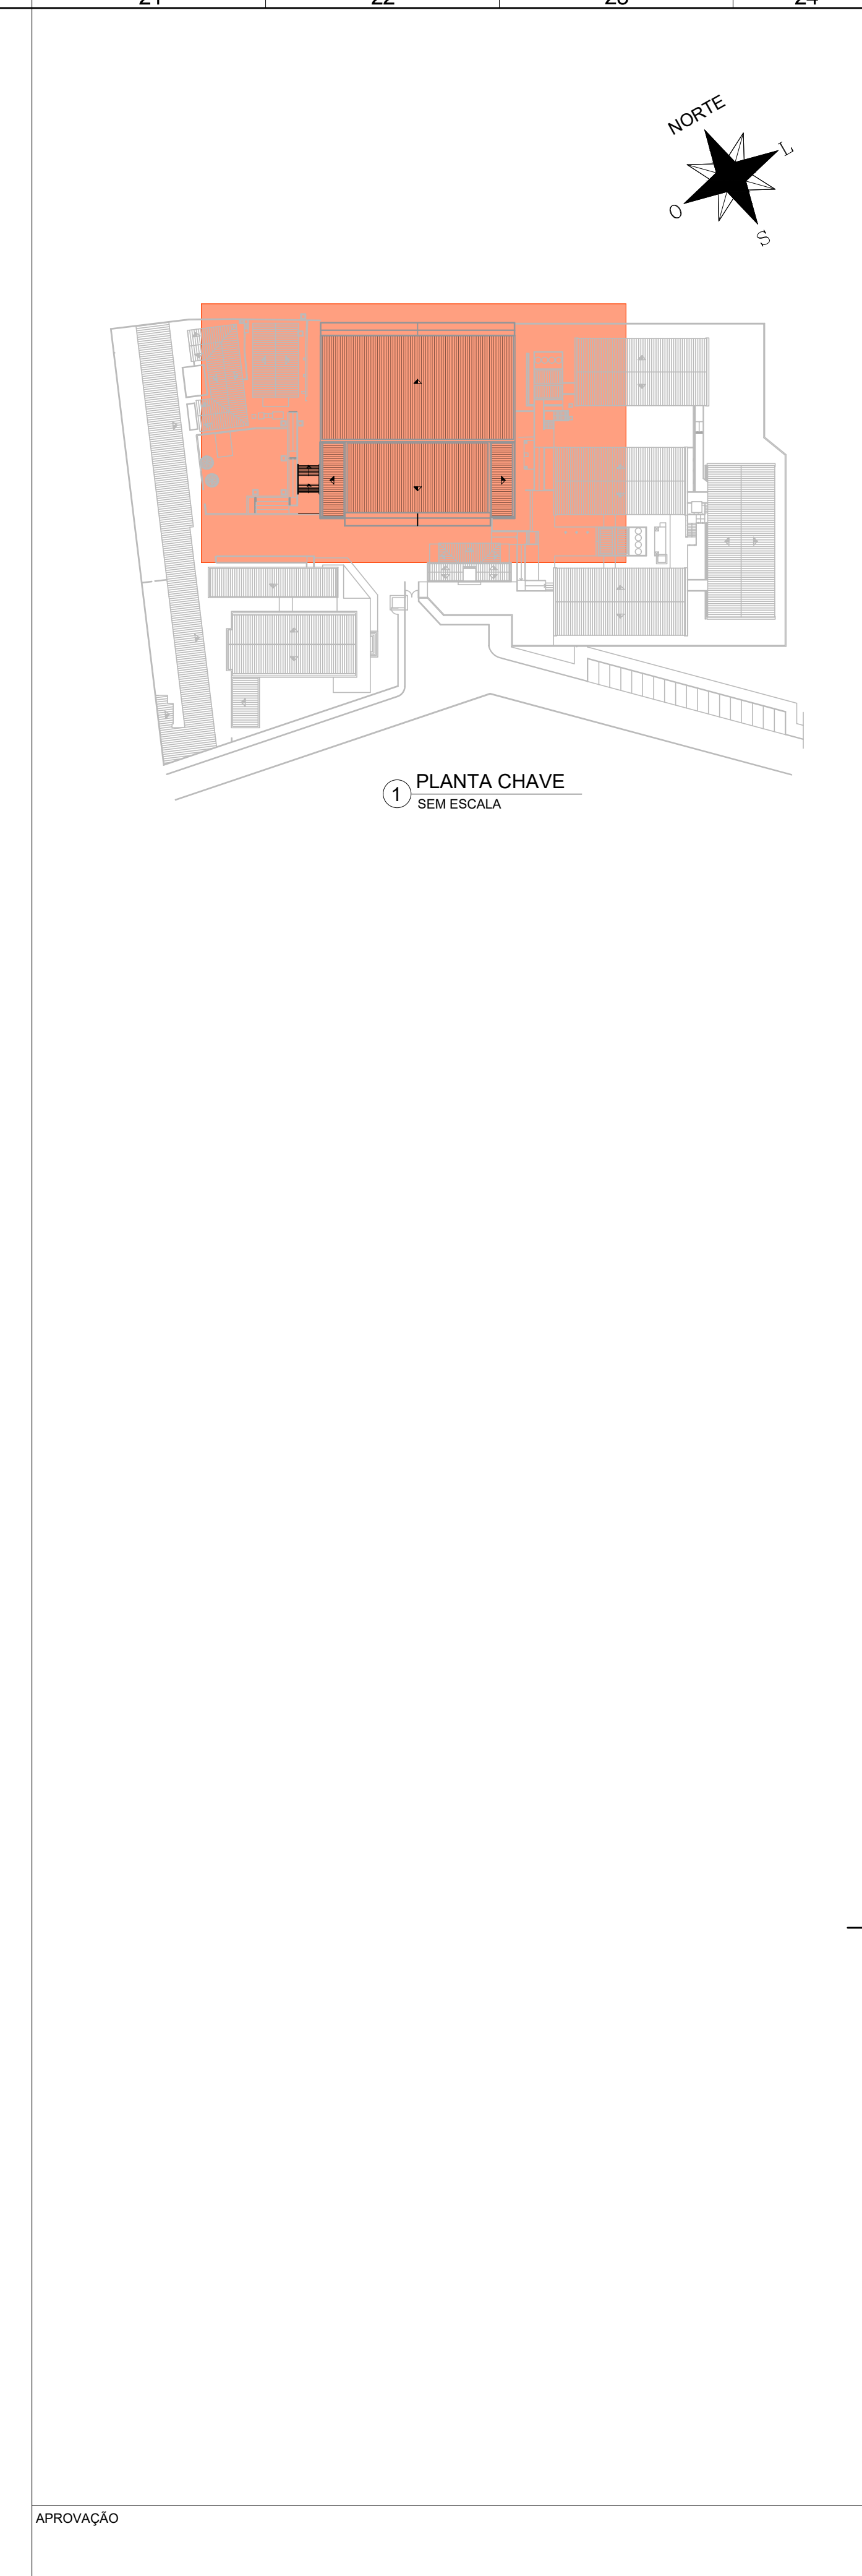

1 PLANTA CHAVE
SEM ESCALA


LEGENDA


CCE CAIXA COLETOIRA DE ESGOTO


OBSERVAÇÕES



ESGOTO (TUBO PVC SÉRIE R)

VENTILAÇÃO

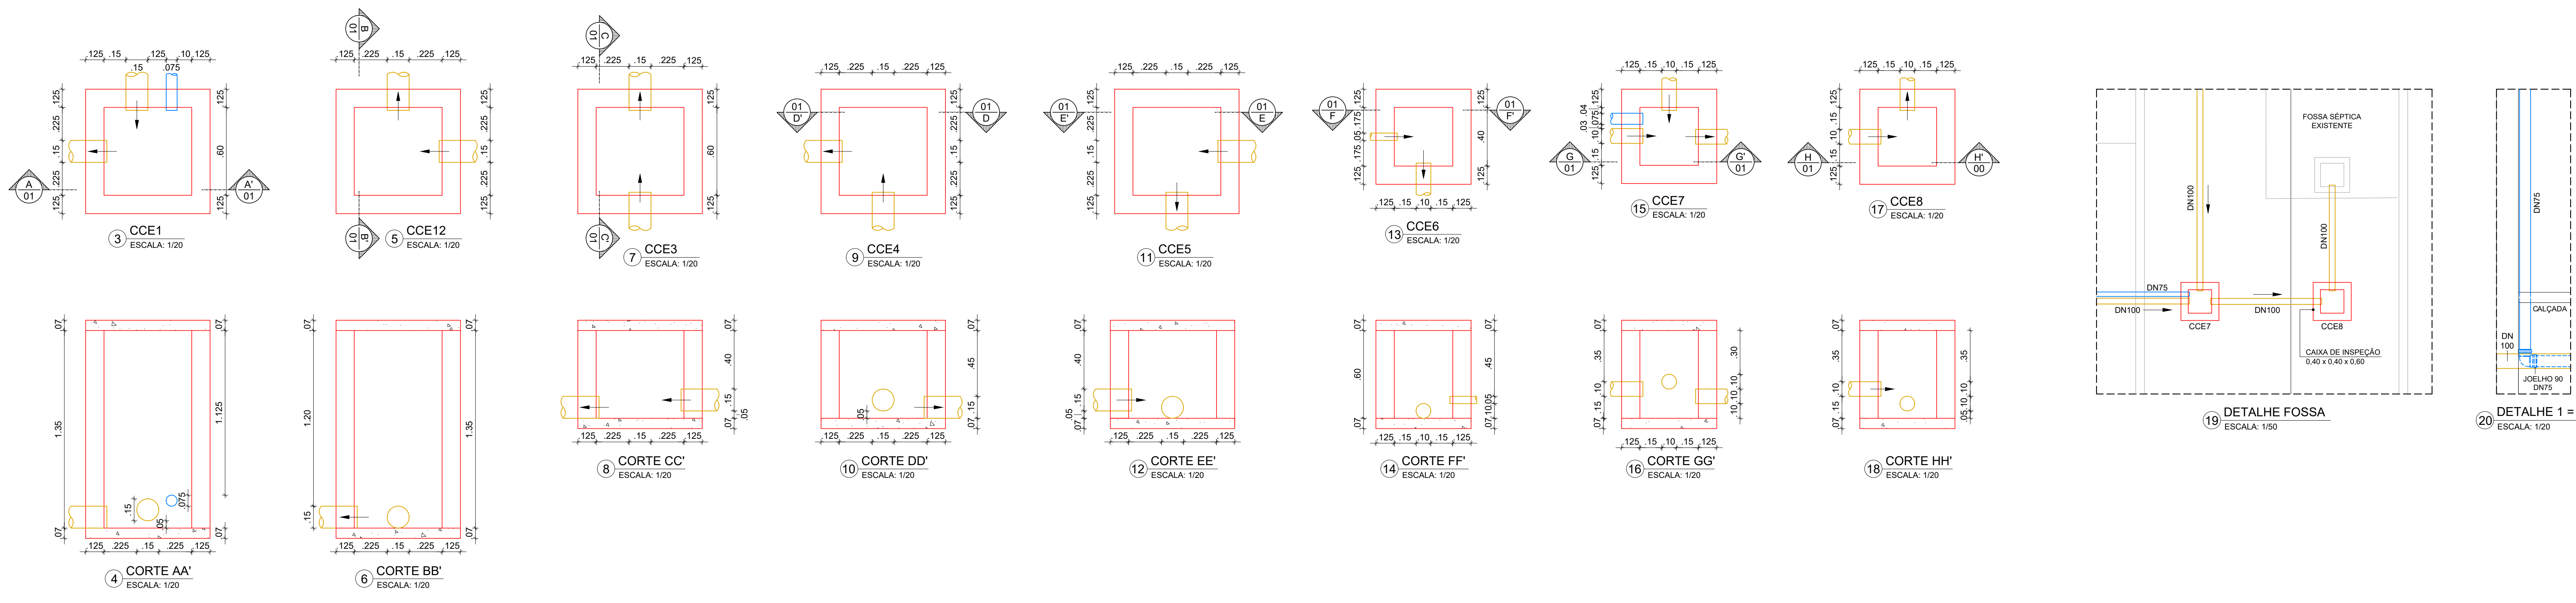


APROVAÇÃO			
REV.	DATA	OBSERVAÇÕES	RESPONSÁVEL
 UNIVERSIDADE FEDERAL DE PERNAMBUCO SUPERINTENDÊNCIA DE PROJETOS E OBRAS DIRETORIA DE PLANOS E PROJETOS			CENTRO ACADÊMICO DE VITÓRIA
CAV - COMPLEXO POLIESPORTIVO			SERVO:
TÍTULO DO DOCUMENTO: VISÃO EXTERIOR DA REDE COLETORA DE ESGOTO			ÁREA TÉCNICA: HIDROSSANITÁRIA
QUALIDADE DO PROJETO:			PROJETO EXECUTIVO
QUALIDADE DO PROJETO:			01 / 05
QUALIDADE DO PROJETO:			INDICADA
QUALIDADE DO PROJETO:			FEVEREIRO / 2024
RESPONSÁVEL TÉCNICO:			
PROJETO:	EDILSON FRANÇA	ENGENHEIRO CIVIL	CREA 14821
DPI:	VÍTOR ALBERT	DESENHISTA	
APROVADO:	GERALDO CABRAL	GERENTE DIV. ENGENHARIA	SPO CARLOS FALCÃO
DPI:	ISABEL PRATO	DIRETORA	UFFE ALFREDO SOARES
			SUPERINTENDENTE REITORIA

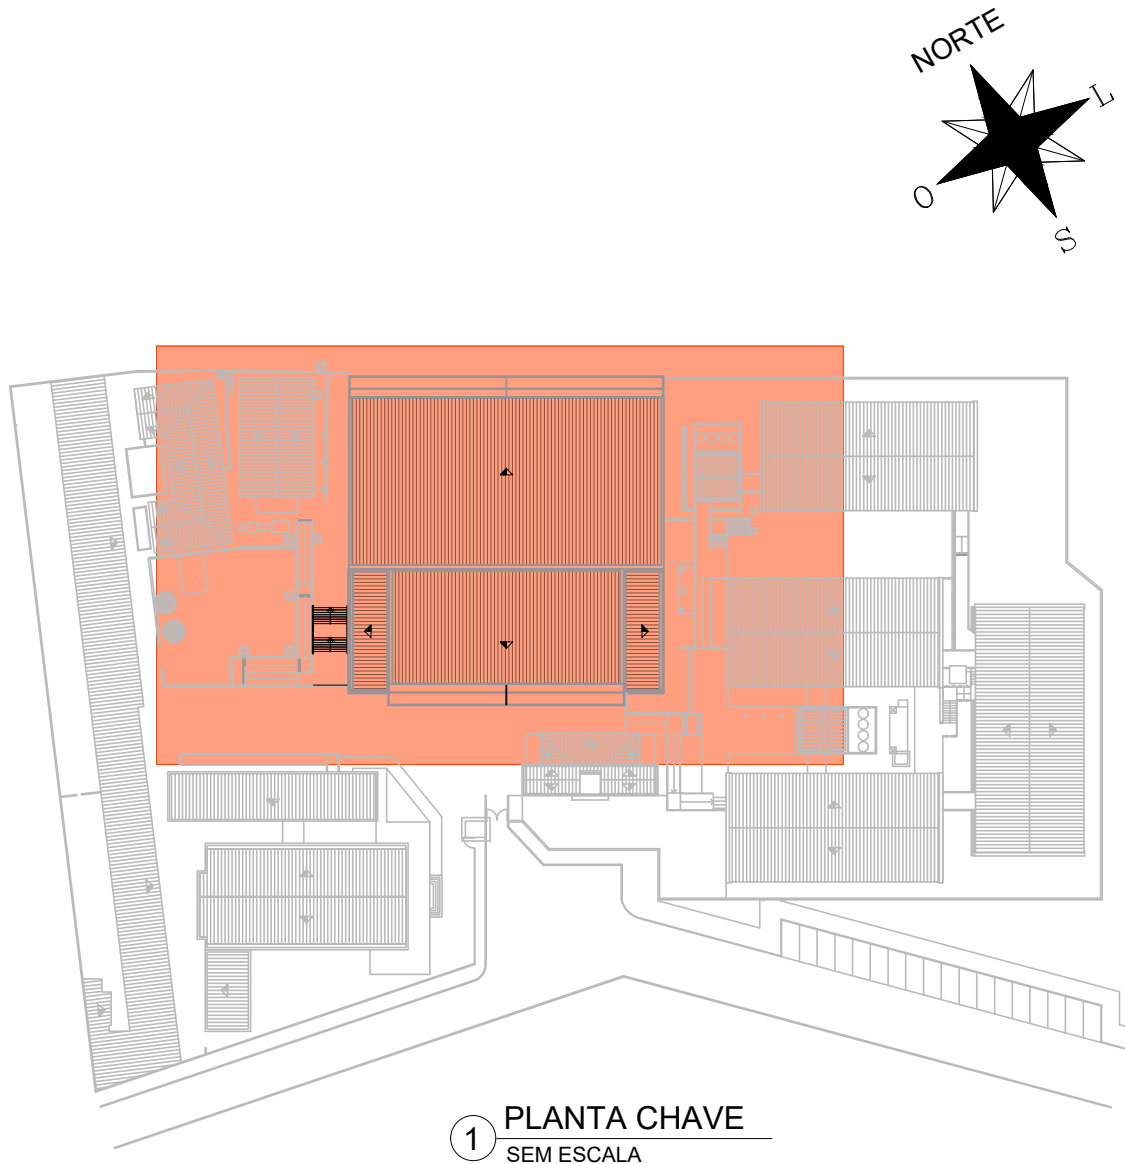[illegible]

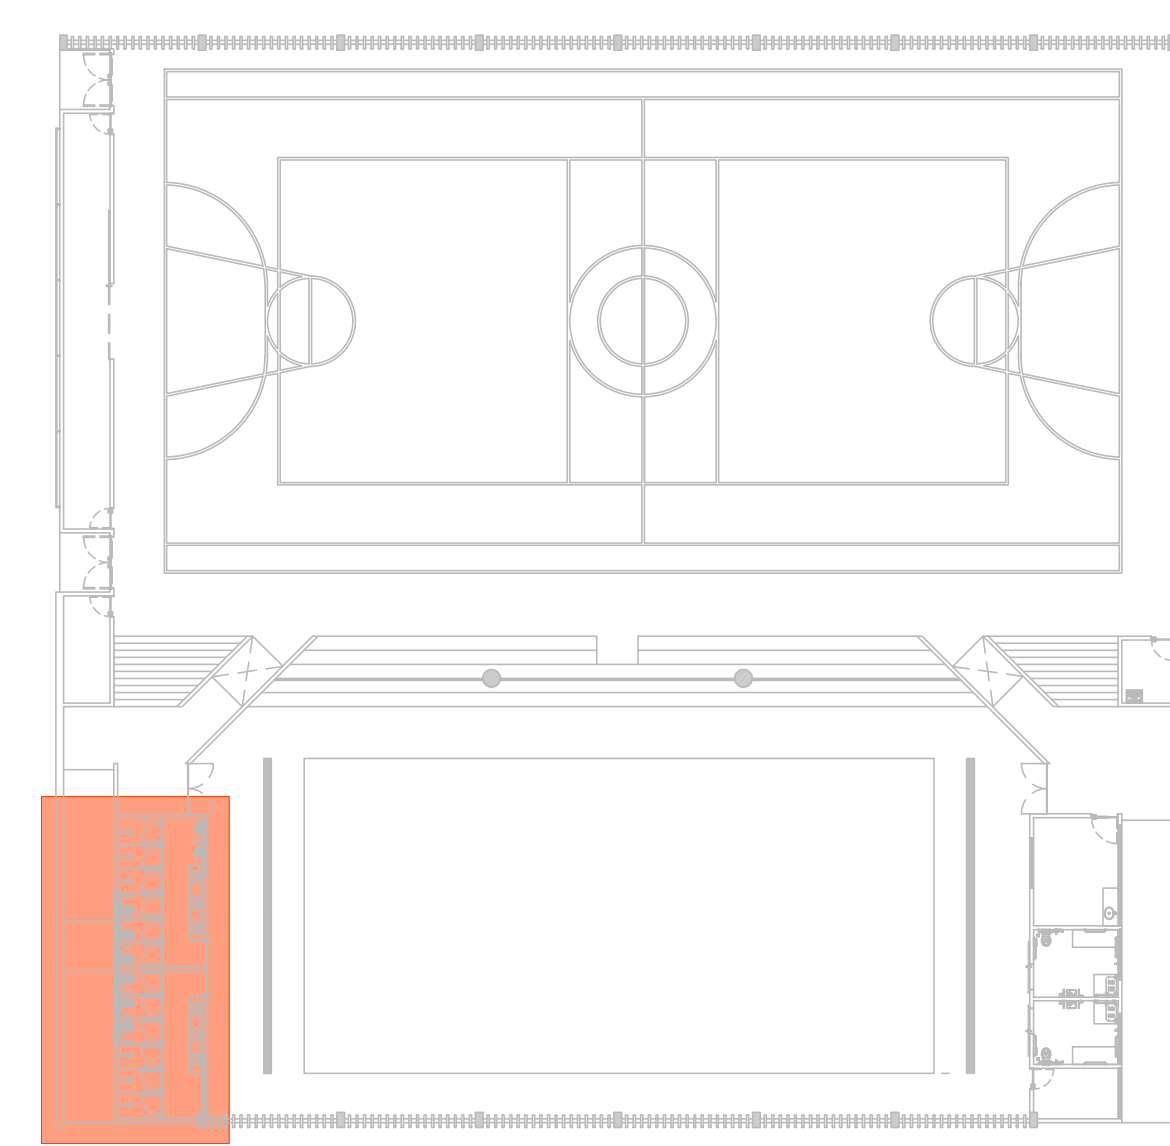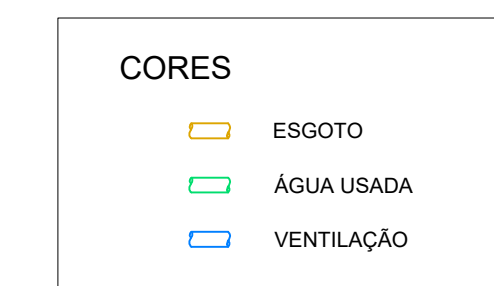


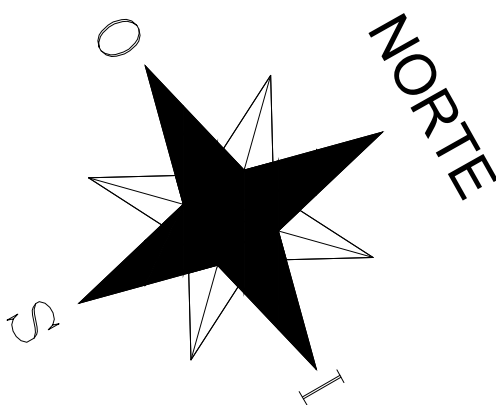
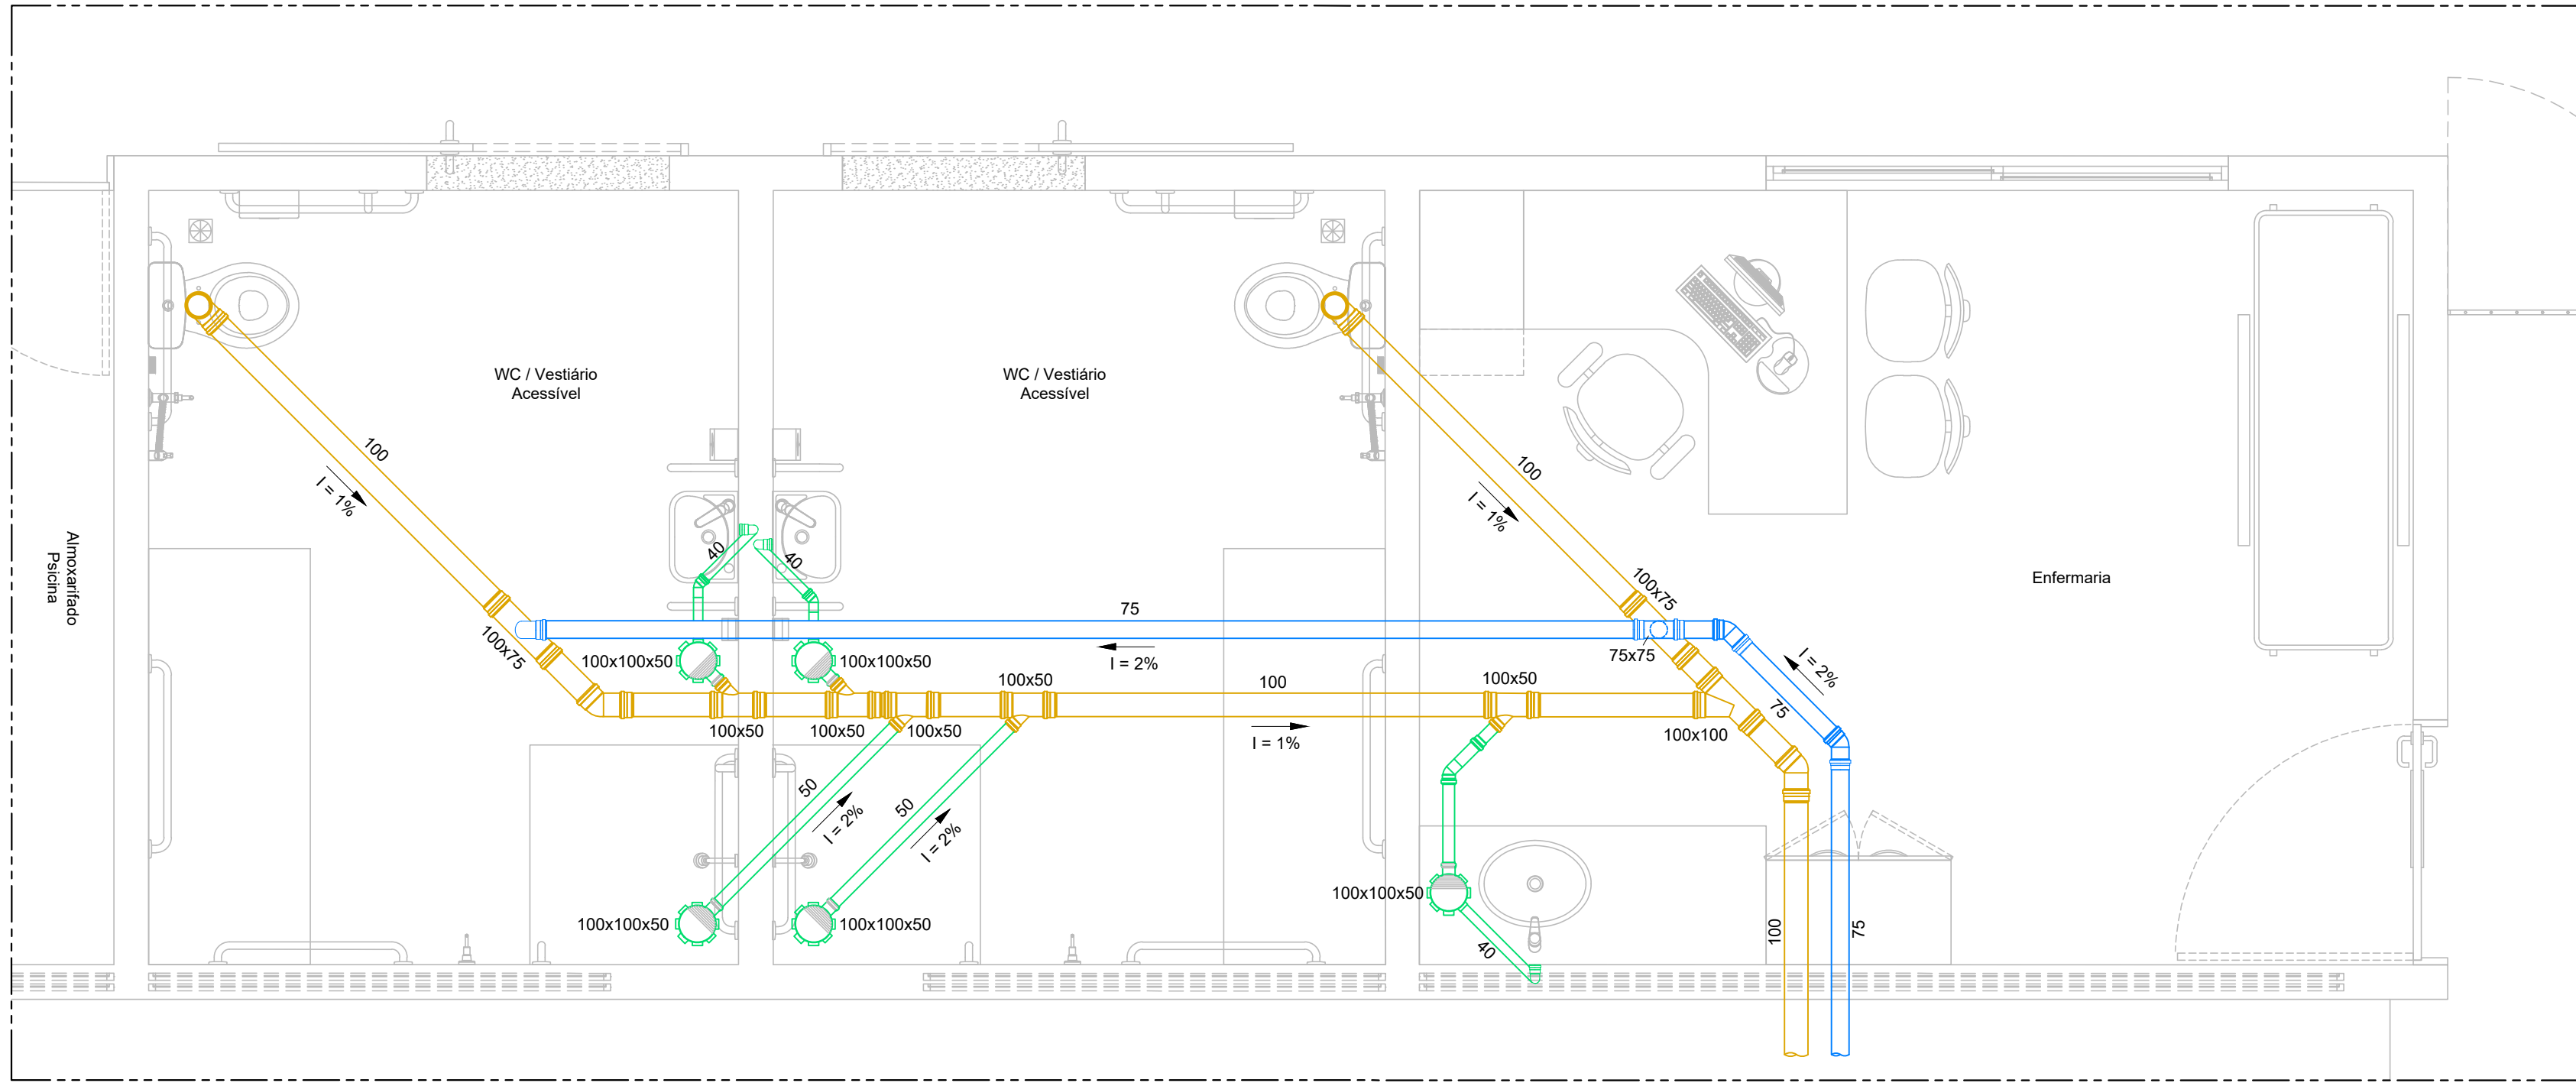
2 PLANTA BAIXA WC / VESTIÁRIO
ESCALA: 1/25

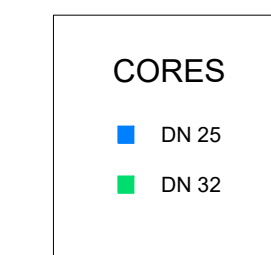

ALTURA DOS PONTOS		
RG	REGISTRO DE GAVETA	1,80m
RP	REGISTRO DE PRESSÃO	1,10m
L	LAVATÓRIO	0,60m
TL	TORNEIRA DE LIMPEZA	0,60m
M	MICTÓRIO	1,05m
CH	CHUIVEIRO	2,20m
DH	DUCHA HIGIÊNICA	0,50m
VCA	VASO COM CAIXA ACOPLADA	0,20m

3 PLANTA ISOMÉTRICA WC / VESTIÁRIO
SEM ESCALA


APPROVAÇÃO			
<div> <div>  <div> UNIVERSIDADE FEDERAL DE PERNAMBUCO SUPERINTENDÊNCIA DE PROJETOS E OBRAS DIRETORIA DE PLANOS E PROJETOS </div> </div> <div> CENTRO ACADÊMICO DE VITÓRIA </div> </div>			
PROJETO	DATA	OBSERVAÇÕES	RESPONSÁVEL
CAV - COMPLEXO POLIESPORTIVO			DATA DO PROJETO: 03/08/2023 PROJETO: PROJETO EXECUTIVO DATA DO PROJETO: 03/08/2023
PROJETO HIDROSSANITÁRIO WC / VESTIÁRIO QUANTO DE PROJETO:			DATA DO PROJETO: 03/08/2023 PROJETO: PROJETO EXECUTIVO DATA DO PROJETO: 03/08/2023
RESPONSÁVEL TÉCNICO: EDILSON FRANÇA RESPONSÁVEL EXECUTIVO: VITOR ALBERTIN RESPONSÁVEL EXECUTIVO: GERALDO CARVAL RESPONSÁVEL EXECUTIVO: ISABEL PINTO			
ENGENHEIRO CIVIL: DESENHISTA CREA 14821 GERENTE DE ENGENHARIA: DIRETORA SFO UFPE CARLOS FALCÃO ALFREDO GOMES			
SUPERINTENDENTE: REITOR			
21 22 23 A0			



CORES	
—	ESGOTO
—	ÁGUA USADA
—	VENTILAÇÃO

2 PLANTA BAIXA WC/VESTUÁRIO ACESSÍVEL

ESCALA: 1/25

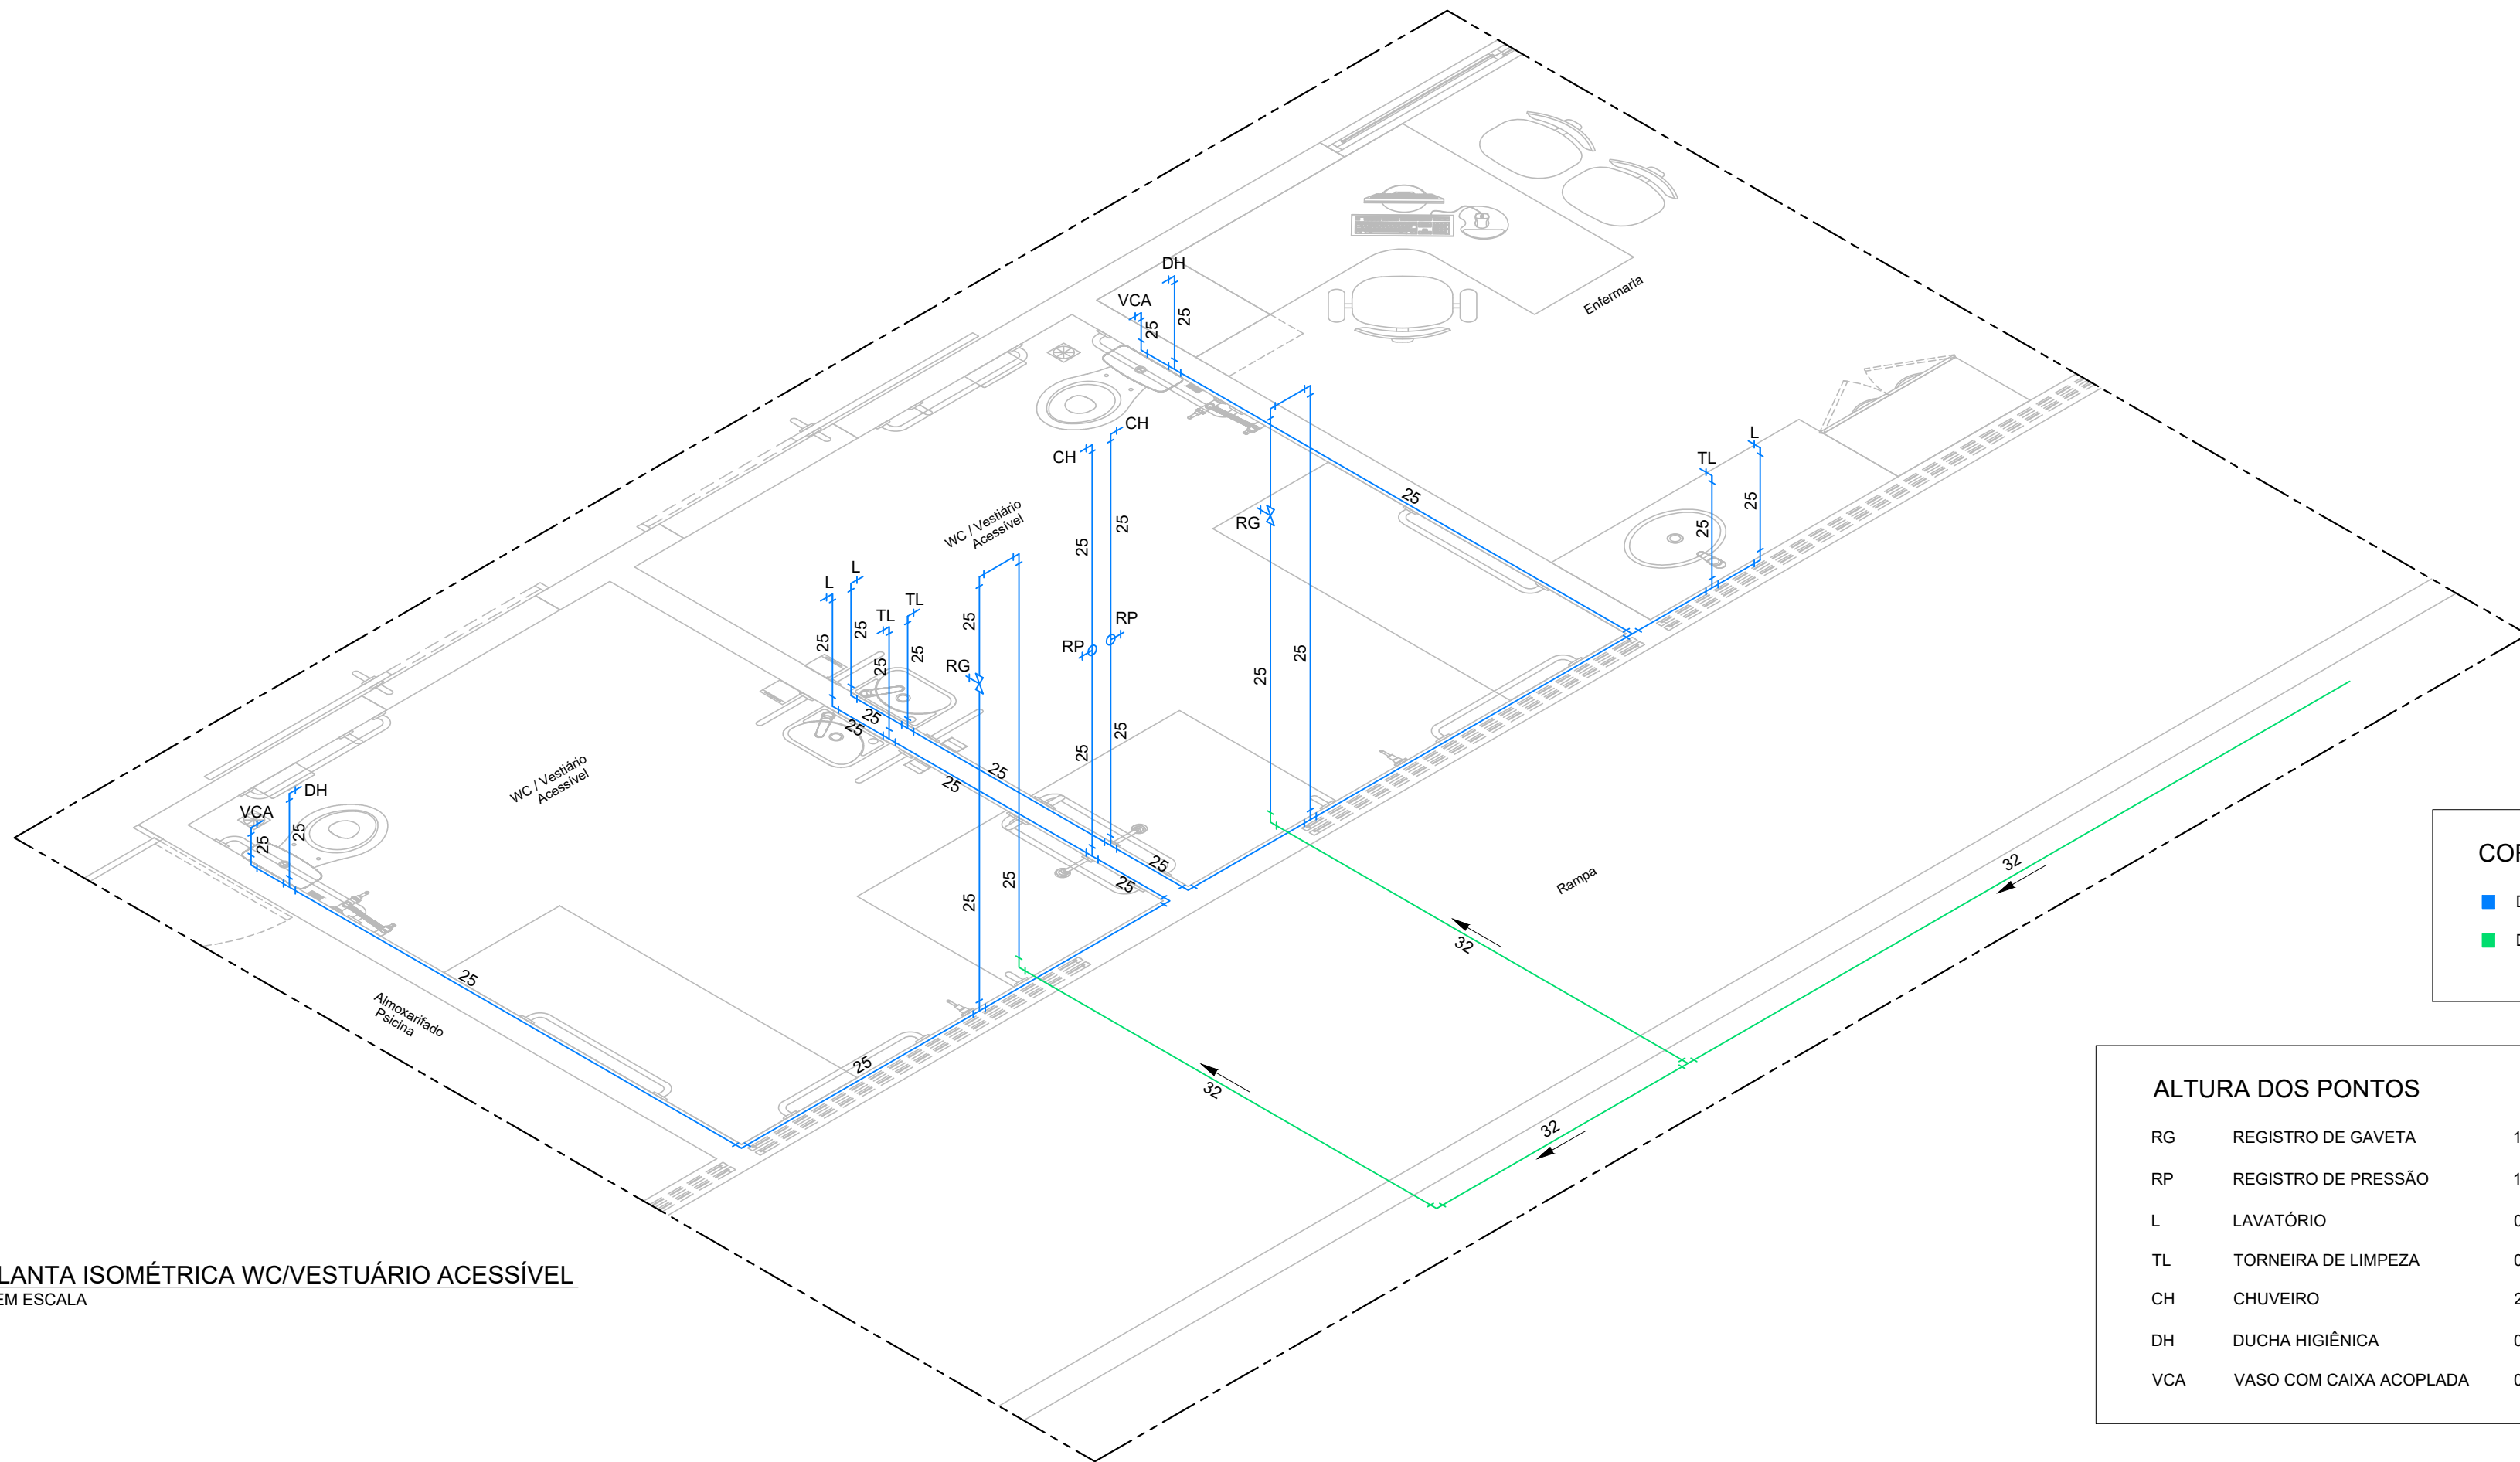


CORES	
—	DN 25
—	DN 32

ALTURA DOS PONTOS

RG	REGISTRO DE GAVETA	1,80m
RP	REGISTRO DE PRESSÃO	1,10m
L	LAVATÓRIO	0,60m
TL	TORNEIRA DE LIMPEZA	0,60m
CH	CHUVEIRO	2,20m
DH	DUCHA HIGIÊNICA	0,50m
VCA	VASO COM CAIXA ACOPLADA	0,20m

3 PLANTA ISOMÉTRICA WC/VESTUÁRIO ACESSÍVEL

SEM ESCALA

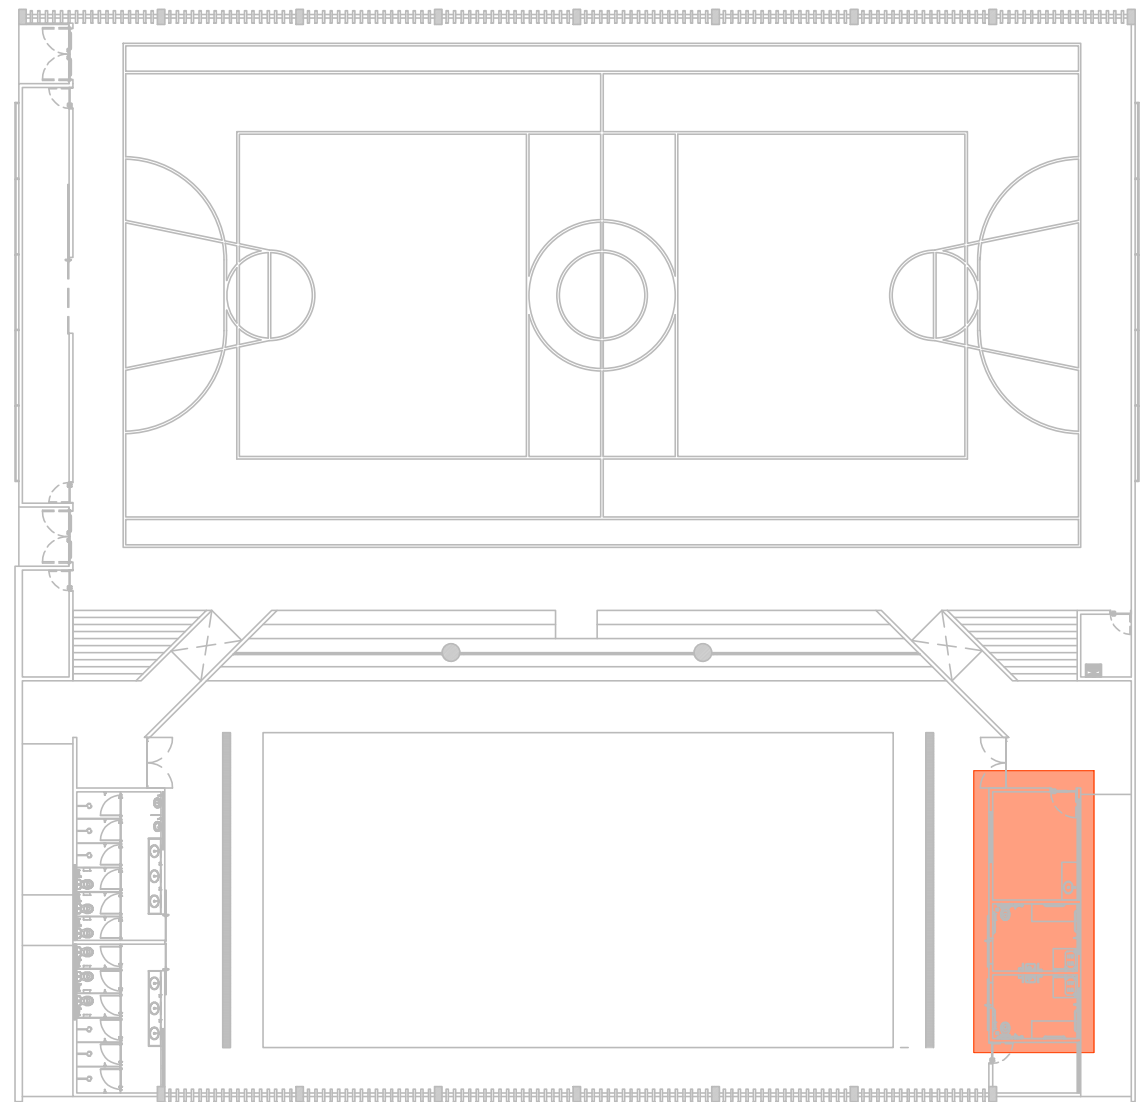

1 PLANTA CHAVE

SEM ESCALA

APROVAÇÃO

REV.	DATA	OBSERVAÇÕES	RESPONSÁVEL

		UNIVERSIDADE FEDERAL DE PERNAMBUCO SUPERINTENDÊNCIA DE PROJETOS E OBRAS DIRETORIA DE PLANOS E PROJETOS		CENTRO ACADÊMICO DE VITÓRIA
projeto:		CAV - COMPLEXO POLIESPORTIVO		SIPAC:
elaboração:		EDILSON FRANÇA DPP VITHOR ALBERTIM		área técnica:
aprovação:		GERALDO CABRAL DPP ISABEL PINTO		hidrossanitária
título do documento:		PROJETO HIDROSSANITÁRIO WC / VESTUÁRIO ACESSÍVEL		etapa:
quadro de áreas:				projeto executivo
				prancha:
				04 / 05
				escala:
				INDICADA
				data:
				AGOSTO / 2023
responsáveis técnicos:		engenheiro civil		CREA 14821
DPP		EDILSON FRANÇA		DESENHISTA
DPP		VITHOR ALBERTIM		
DPP		GERALDO CABRAL		GERENTE DIV. ENGENHARIA
DPP		ISABEL PINTO		DIRETORA
		SPO		UPPE
		CARLOS FALCÃO		ALFREDO GOMES
				SUPERINTENDENTE
				REITOR



Emitido em 19/03/2025

PROJETO Nº 96/2025 - DPP (11.02.04)

(Nº do Protocolo: NÃO PROTOCOLADO)

(Assinado digitalmente em 19/03/2025 15:01)

EDILSON GOMES DE FRANCA

ENGENHEIRO-AREA

DE SPO (11.02.06)

Matrícula: ###592#3

(Assinado digitalmente em 19/03/2025 15:29)

MARIA ISABEL PINTO DE OLIVEIRA

DIRETOR

DPP (11.02.04)

Matrícula: ###330#6

Visualize o documento original em <http://sipac.ufpe.br/documentos/> informando seu número: **96**, ano: **2025**, tipo:
PROJETO, data de emissão: **19/03/2025** e o código de verificação: **7b8dc4fe68**