



1 PLANTA BAIXA - PISCINA
ESCALA: 1/50

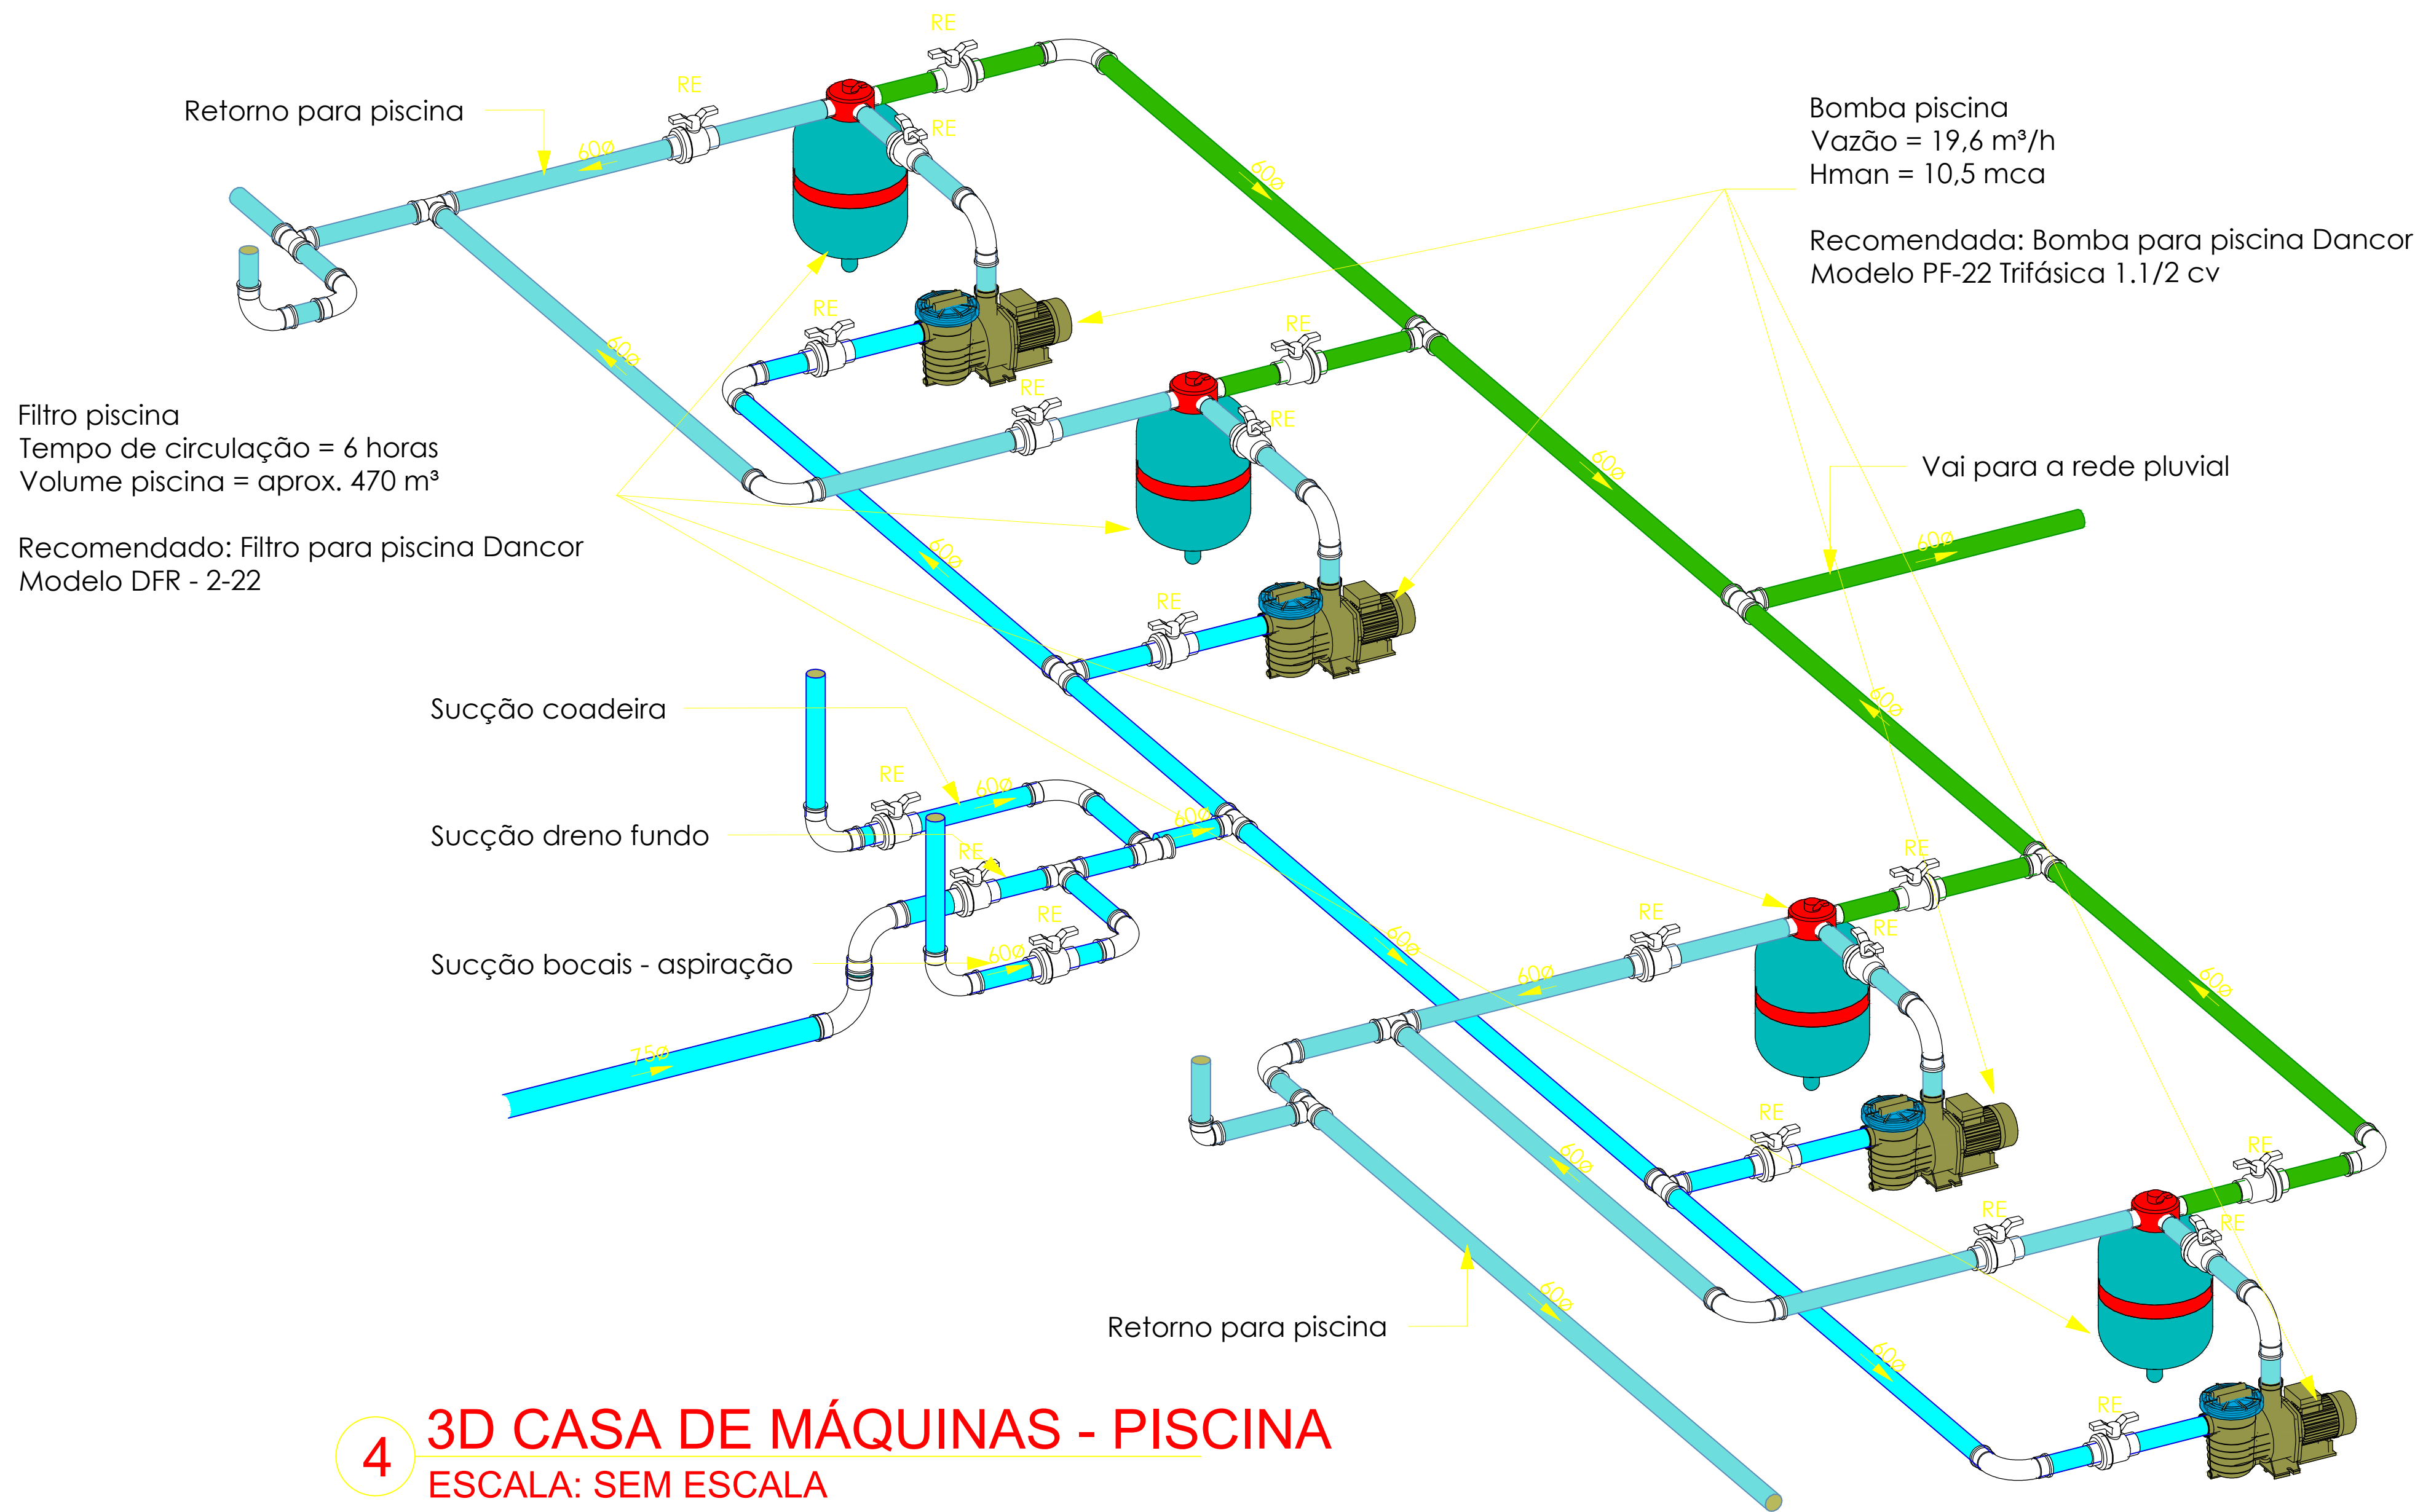

4 3D CASA DE MÁQUINAS - PISCINA
ESCALA: SEM ESCALA

TUBULAÇÃO	
	Retorno piscina
	Rede pluvial
	Sucção piscina

APROVAÇÃO						
02	20/05/2024	REVISÃO APÓS PARECER TÉCNICO	VIN	VIN	-	-
01	30/04/2024	PRIMEIRA REVISÃO	VIN	VIN	-	-
00	08/03/2024	EMISSIONAL INICIAL	VIN	VIN	-	-
REV.	DATA	OBSERVAÇÕES	DESENHO	REVISÃO	APPROVAÇÃO	AUTORIZAÇÃO
					CENTRO ACADÊMICO DE VITÓRIA	
Projeto: CAV - COMPLEXO POLIESPORTIVO					Área Técnica: PISCINA	
Título do documento: PLANTA DE INSTALAÇÕES HIDRÁULICAS DA PISCINA - PLANTA E 3D					Etapas: PROJETO EXECUTIVO	
Quadro de Ativos:					01 / 02	
ÁREA DE CONSTRUÇÃO					1.903,71 M²	
					escala: INDICADA	
Responsáveis Técnicos:					MAIO / 2024	
BRUNA APARECIDA COSTA RIBEIRO VINÍCIUS MILLER SIMÕES			CREA MG 230245-D CREA PE 1819550380		D.P.P. SINFRÁ U.F.P.E. CARLOS FALCÃO ALFREDO GOMES	
DIRETORA SUPERINTENDENTE REITOR						

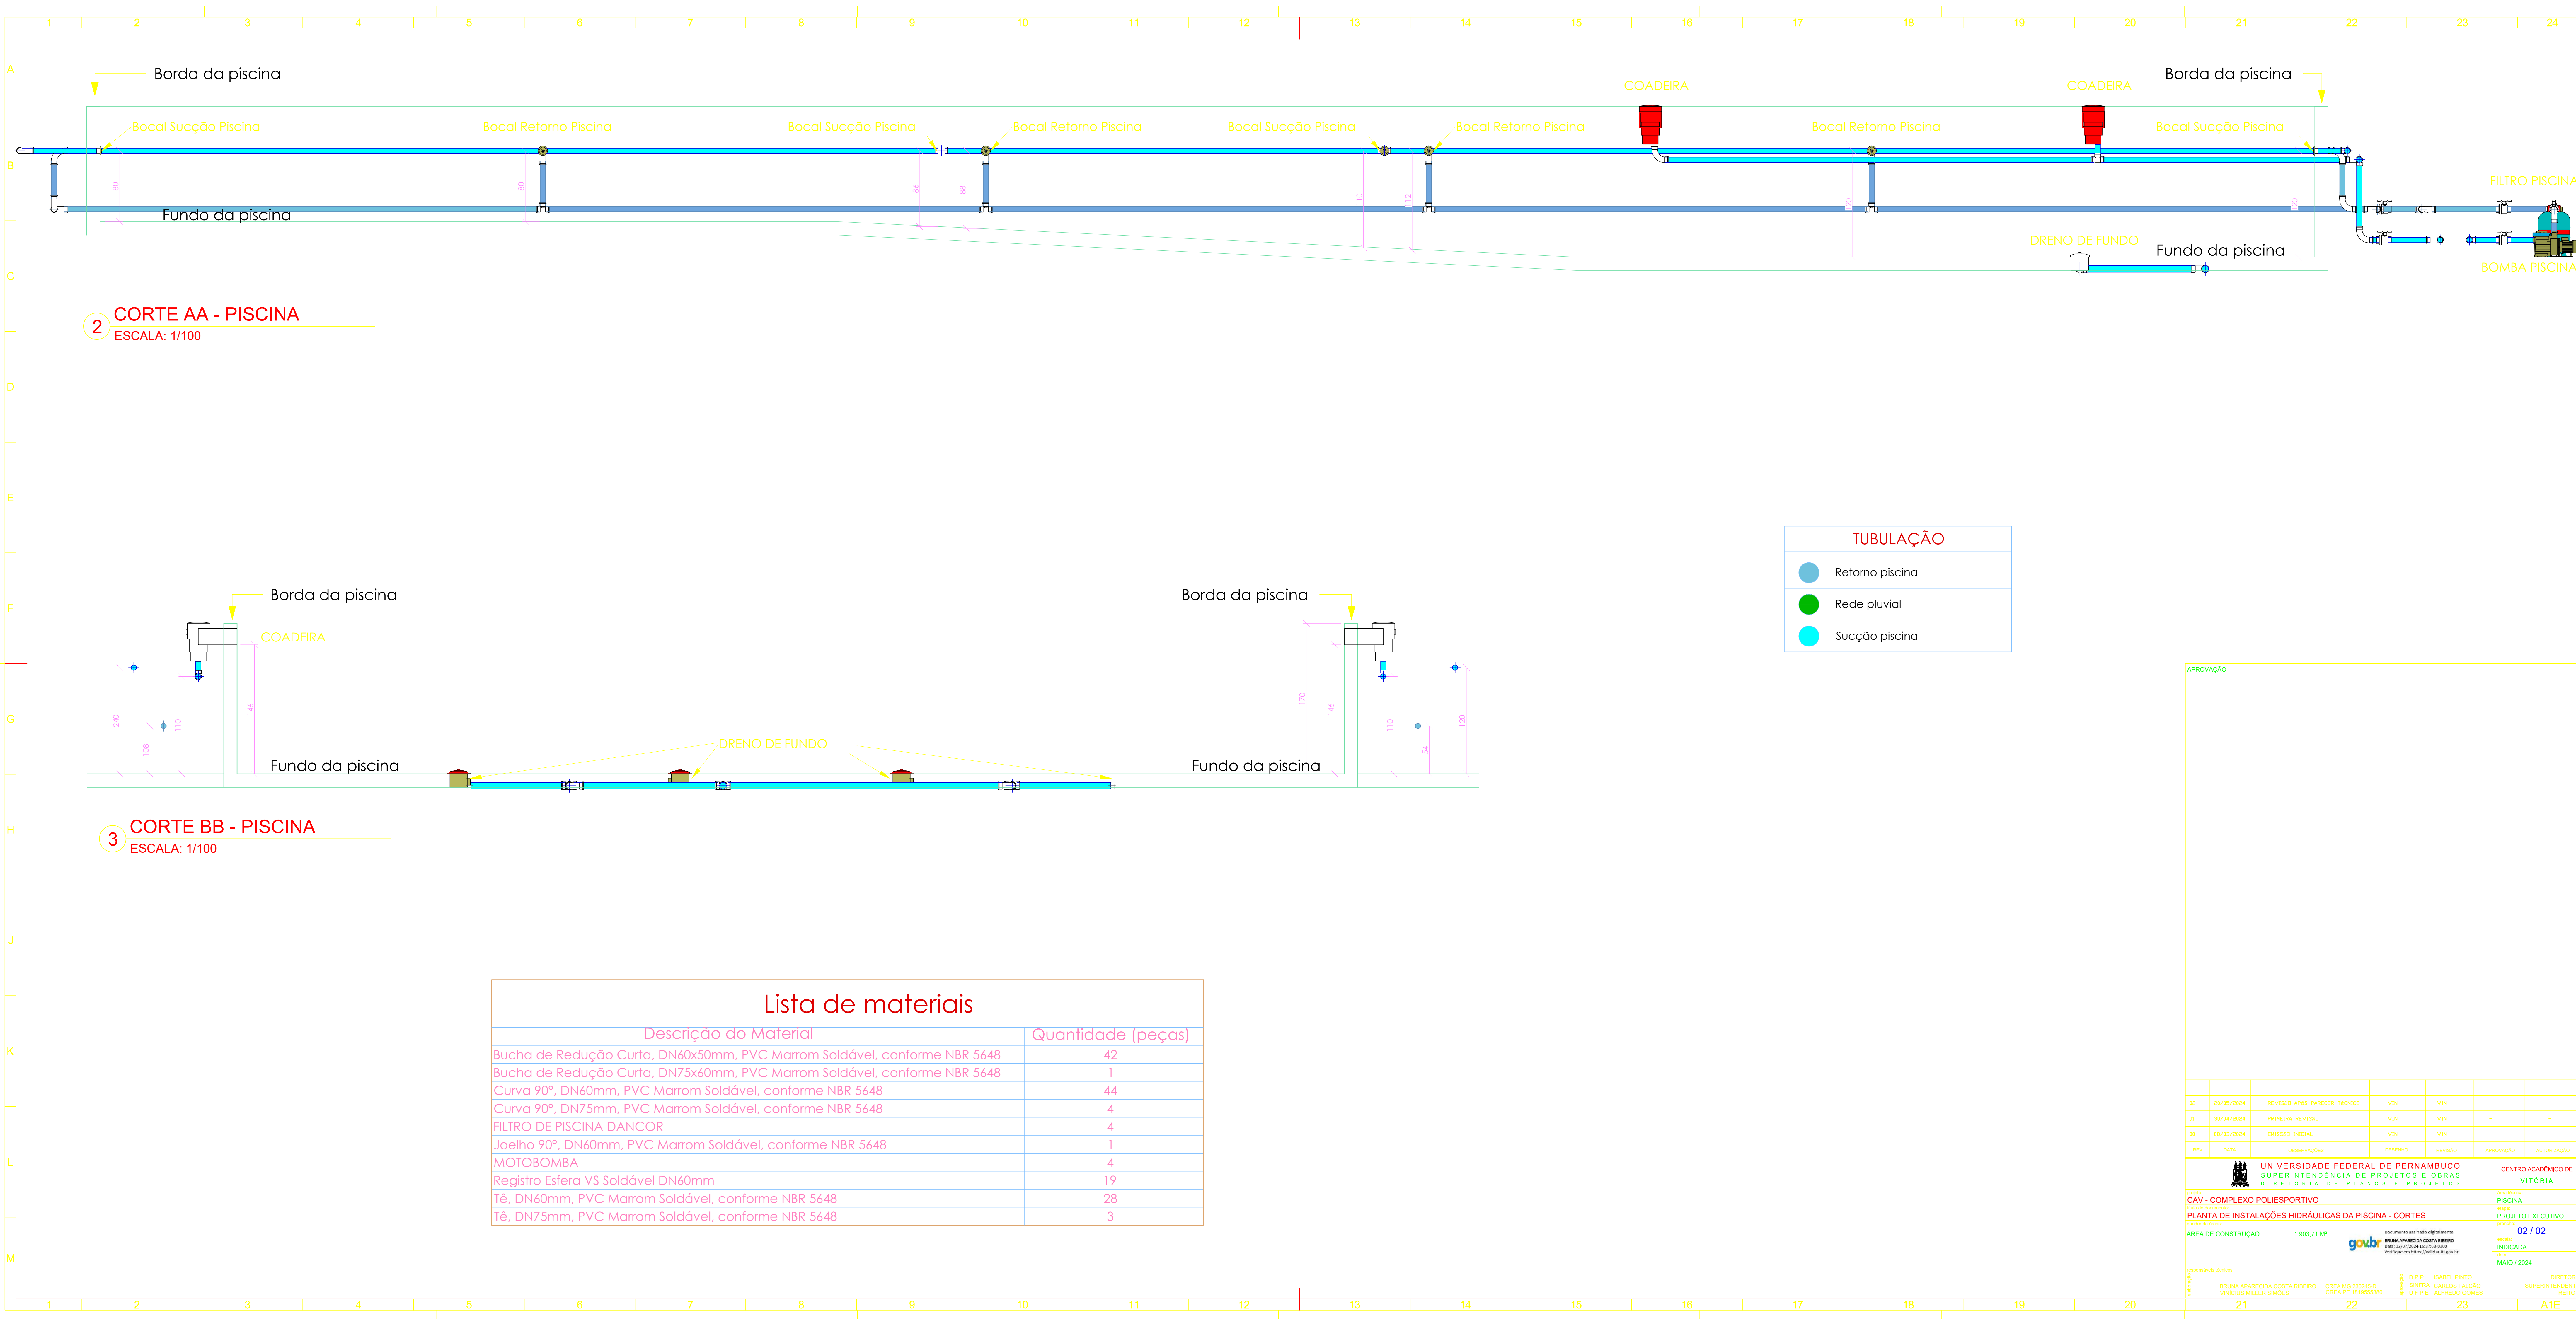



Emitido em 19/03/2025

PROJETO Nº 98/2025 - DPP (11.02.04)

(Nº do Protocolo: NÃO PROTOCOLADO)

(Assinado digitalmente em 19/03/2025 15:29)

MARIA ISABEL PINTO DE OLIVEIRA

DIRETOR

DPP (11.02.04)

Matrícula: ###330#6

Visualize o documento original em <http://sipac.ufpe.br/documentos/> informando seu número: **98**, ano: **2025**, tipo:
PROJETO, data de emissão: **19/03/2025** e o código de verificação: **b365c1e078**