

2 PLANTA BAIXA  
ESCALA: 1/100

LEGENDA DE COMBATE A INCÊNDIO

EXTINTOR DE PÓ QUÍMICO SECO 4kg/8kg/12kg

SETE INDICATIVA DE SAÍDA DE EMERGÊNCIA

PLACA INDICATIVA DE ESCADA DE EMERGÊNCIA

ILUMINAÇÃO DE EMERGÊNCIA, INSTALADA NA PAREDE, POTÊNCIA MÍNIMA DE 18W, AUTONOMIA MÍNIMA DE 1h.



BLOCO AUTÔNOMO DE EMERGÊNCIA COM DOIS REFLETORES DE 55w

BARRAMENTO DE EQUIPOTENCIALIZAÇÃO LOCAL


APROVAÇÃO

REV	DATA	REVISÃO	PROJETO	APPROVAÇÃO	AUTORIZAÇÃO
01	28/05/2024	REVISÃO: APOIS PARCEIRO	REV	REV	
02	28/05/2024	REVISÃO: FINAL	REV	REV	
UNIVERSIDADE FEDERAL DE PERNAMBUCO SUPERINTENDÊNCIA DE PROJETOS E OBRAS DIRETORIA DE PLANOS E PROJETOS			CENTRO ACADÊMICO DE VITÓRIA		
CAV - COMPLEXO POLIESPORTIVO			ÁREA: COMBATE A INCÊNDIO		
PLANTA BAIXA - SISTEMAS CONTRA INCÊNDIO			PROJETO BÁSICO		
BRUNO A. COSTA RIBEIRO			03/04		
BRUNO A. COSTA RIBEIRO			1/100		
ABRIL/2024					
BRUNO A. COSTA RIBEIRO CRA 040.930-0-0 KELLYDAYNE ENRIKHART CRA 040.930-0-0			D.P.P. - ISABEL PMTO ENFERA - CARLOS FALCÃO S.U.P.E. - ALBERTO SOARES		
DIRETORA SUPERINTENDENTE REITOR					



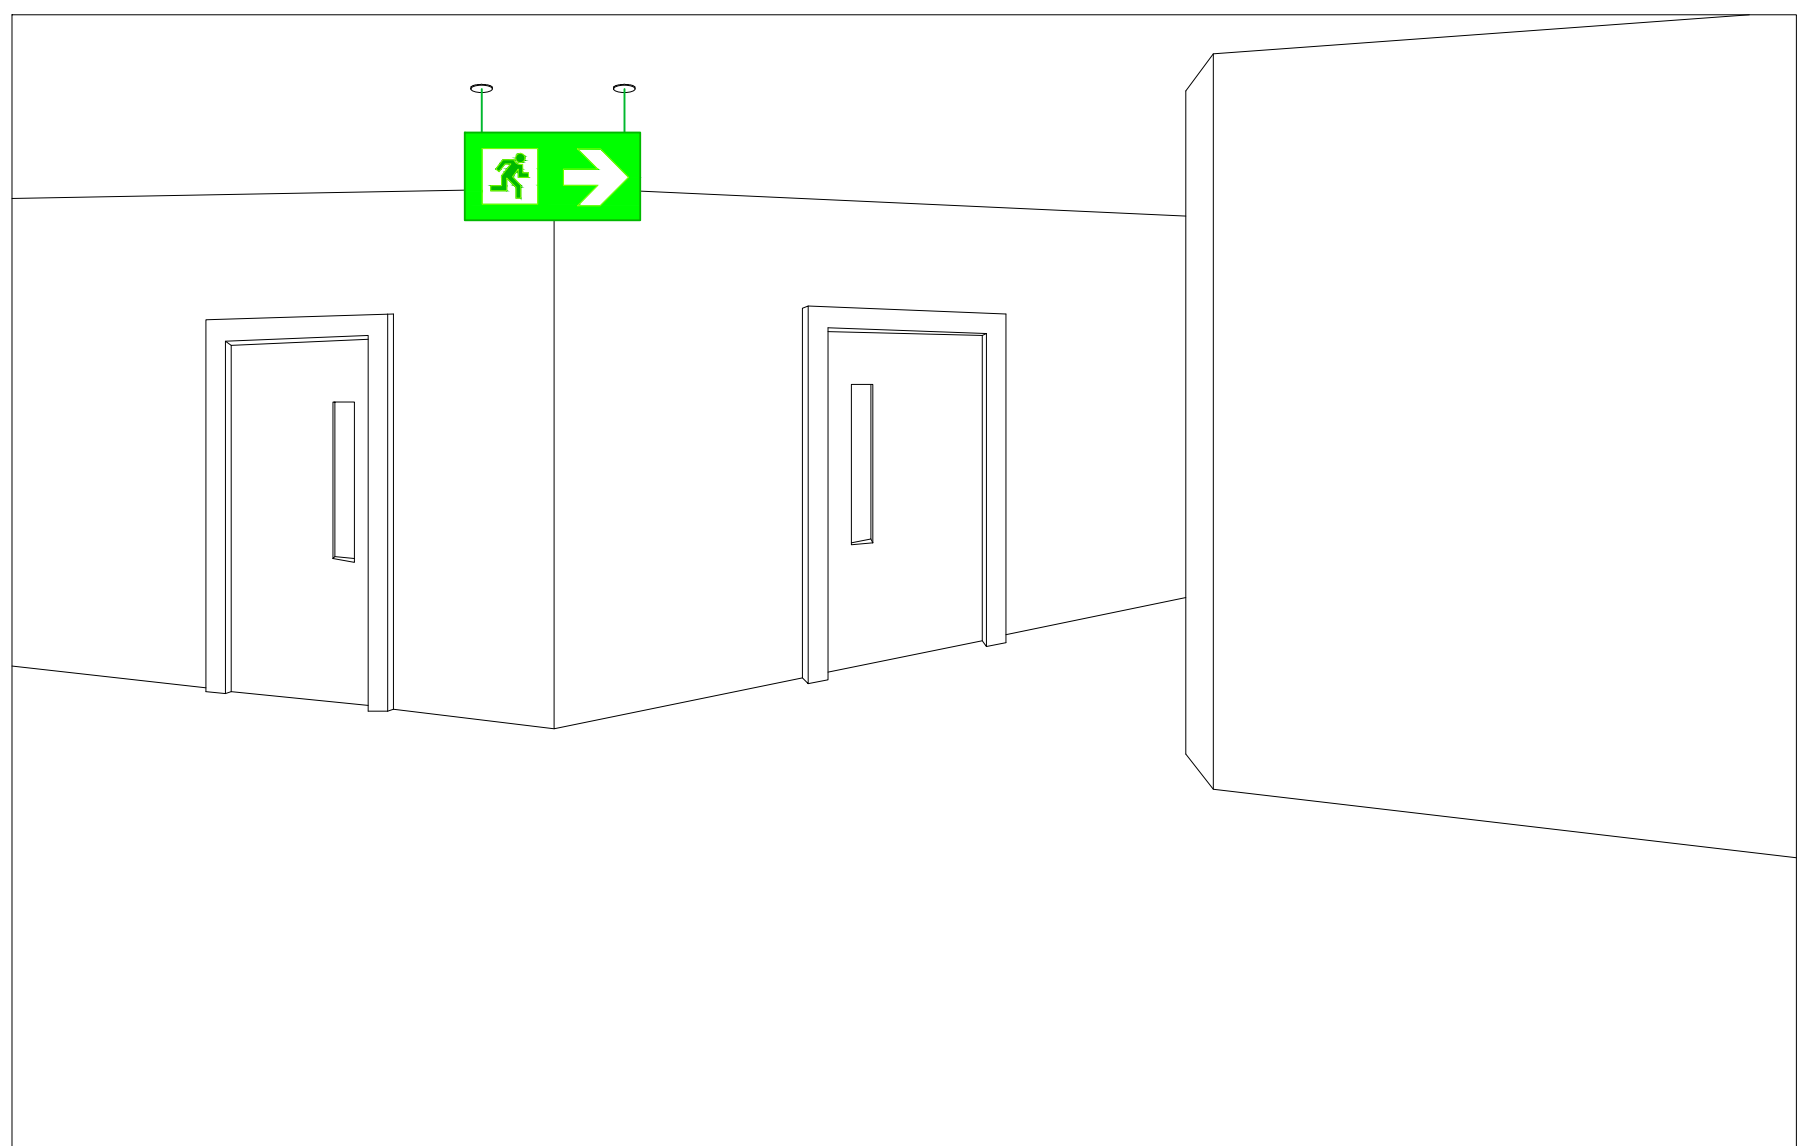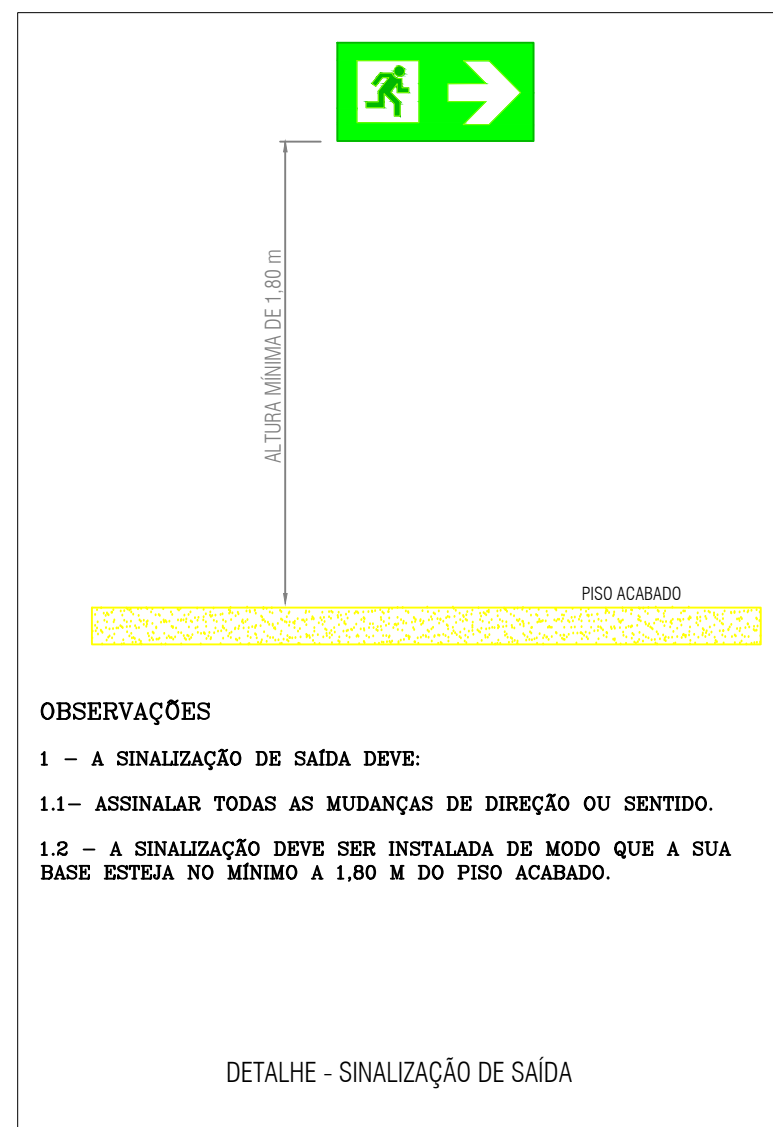

## ESQUEMA EXTINTORES

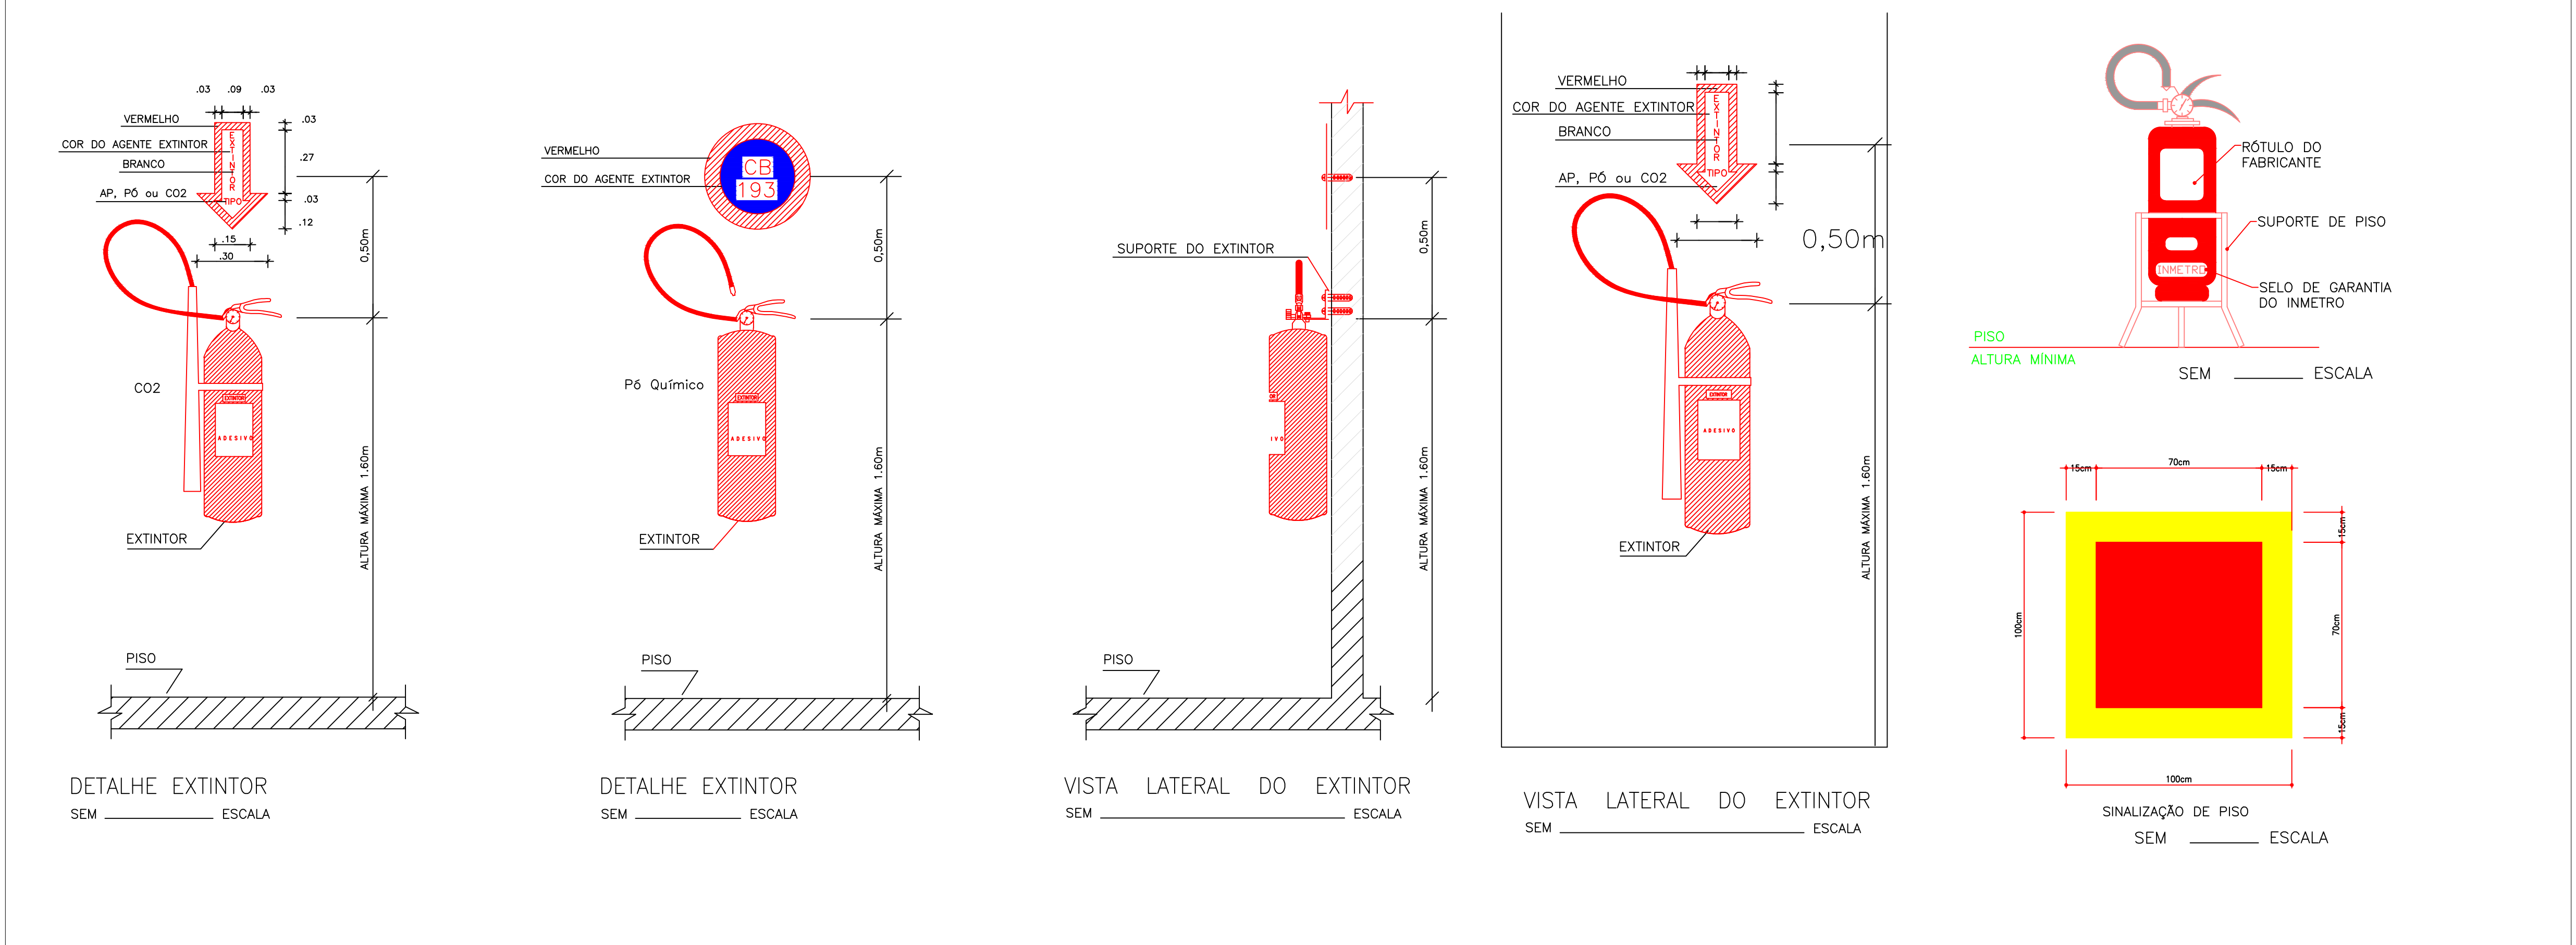

APROVAÇÃO							
DE	REVISOR	REVISÃO NÃO PASSAR	NÃO	NÃO	-	-	-
DE	REVISOR	REVISÃO FINAL	NÃO	NÃO			
DE	DE	DEFINITIVA	DEFINITE	REVISAR	APROVAÇÃO	AUTORIZAÇÃO	
		<b>UNIVERSIDADE FEDERAL DE PERNAMBUCO</b> SUPERINTENDÊNCIA DE PROJETOS E OBRAS DIRETORIA DE PLANOS E PROJETOS				<b>CENTRO ACADÊMICO DE VITÓRIA</b>	
<b>CAV - COMPLEXO POLIESPORTIVO</b>						<b>COMBATE A INCÊNDIO</b>	
<b>DETALHES SISTEMAS CONTRA INCÊNDIO</b>						<b>PROJETO BÁSICO</b>	
DATA DE CRIAÇÃO 04/04/2024		15/04/24				Data do documento digitalizado <b>04/04</b>	
						PÁGINA 1/100	
						<b>ABRIL/2024</b>	
PROJETO	VINÍCIUS MELLER SAUDER DRAIVE RIBEIRO	BRUNA A COSTA RIBEIRO DRAIVE RIBEIRO	D.P.P. SINFRÁ		DANIEL PINTO CARLOS FALCÃO		DIRETORA SUPERINTENDENTE
	KEITLYANE DEBARBO CAULPEYANTORRE		S.P.F.		ALFREDO GOMES		REVISOR
	21	22	23			A0	



---

*Emitido em 19/03/2025*

**PROJETO Nº 104/2025 - DPP (11.02.04)**

**(Nº do Protocolo: NÃO PROTOCOLADO)**

*(Assinado digitalmente em 19/03/2025 15:29 )*

MARIA ISABEL PINTO DE OLIVEIRA

*DIRETOR*

*DPP (11.02.04)*

*Matrícula: ###330#6*

Visualize o documento original em <http://sipac.ufpe.br/documentos/> informando seu número: **104**, ano: **2025**, tipo:  
**PROJETO**, data de emissão: **19/03/2025** e o código de verificação: **3792214034**