



1 DETALHE 1
ESCALA: 1 : 25


LEGENDA	
CHAMADA DE DETALHE	
	→ N° DO DESENHO
	→ N° DA PRANCHA
CORTE	
	→ N° DO DESENHO
	→ N° DA PRANCHA

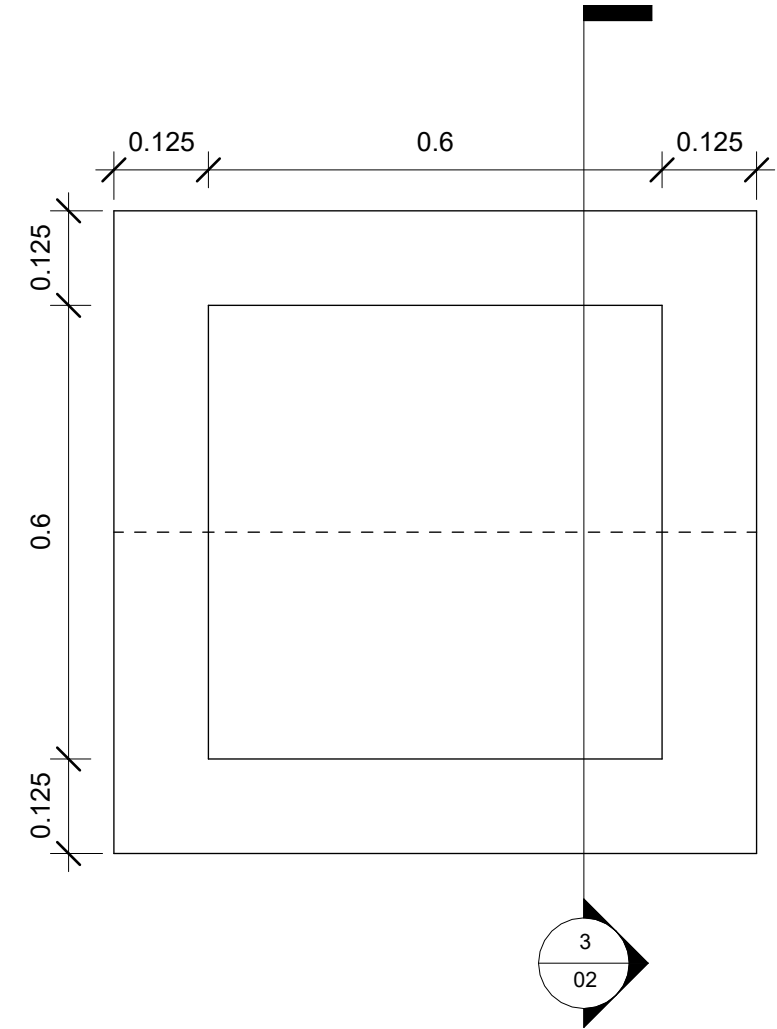


2 CAIXA COLETORA DE ÁGUAS PLUVIAIS (CC) - PLANTA BAIXA
ESCALA: 1 : 10

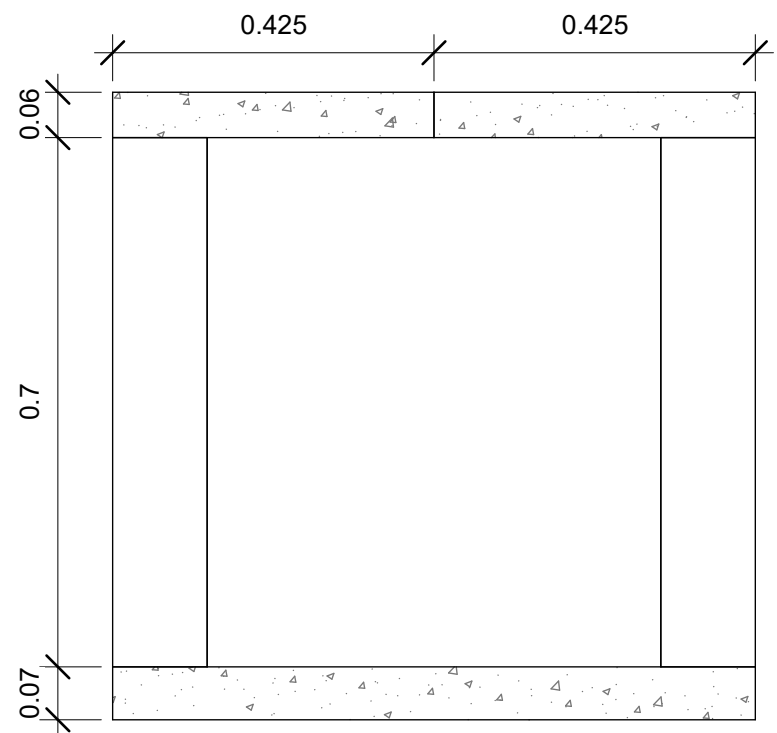


3 CORTE AA'
ESCALA: 1 : 10

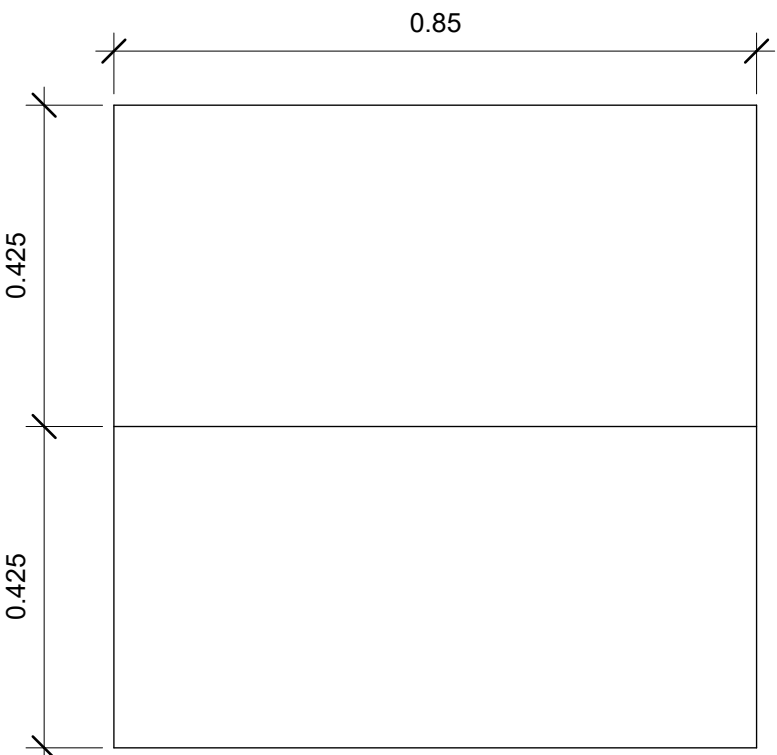


4 CAIXA COLETORA DE ÁGUAS PLUVIAIS - TAMPA
ESCALA: 1 : 10

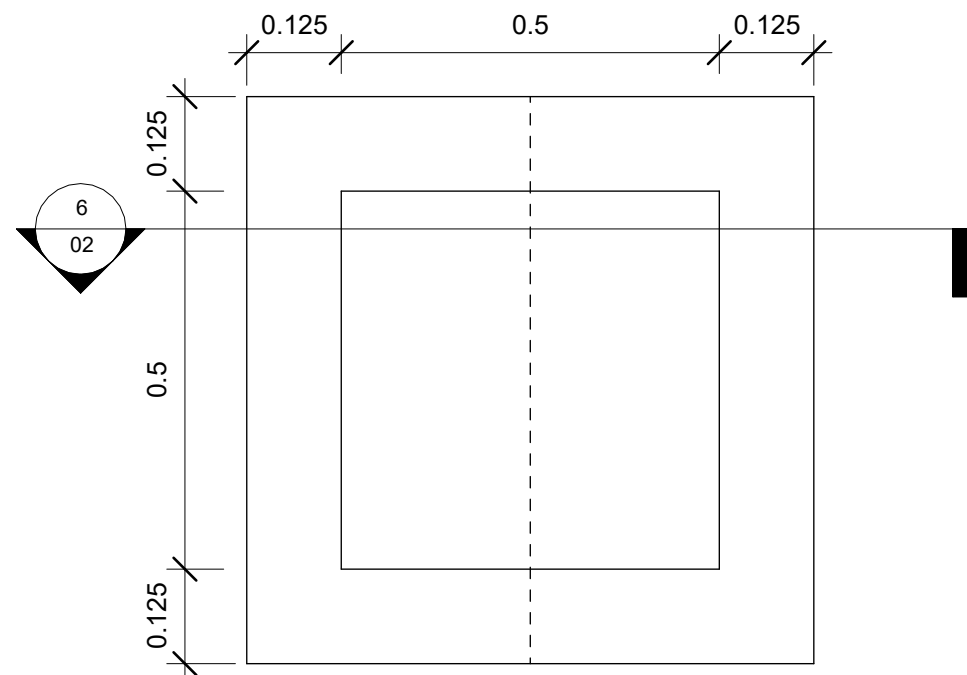

7 CAIXA DE PASSAGEM DE ÁGUAS PLUVIAIS - PLANTA BAIXA
ESCALA: 1 : 10

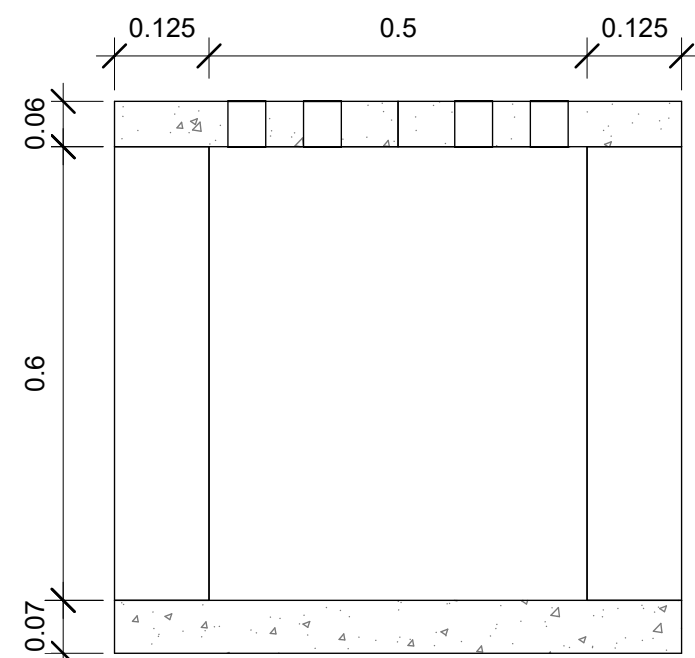


6 CORTE BB'
ESCALA: 1 : 10

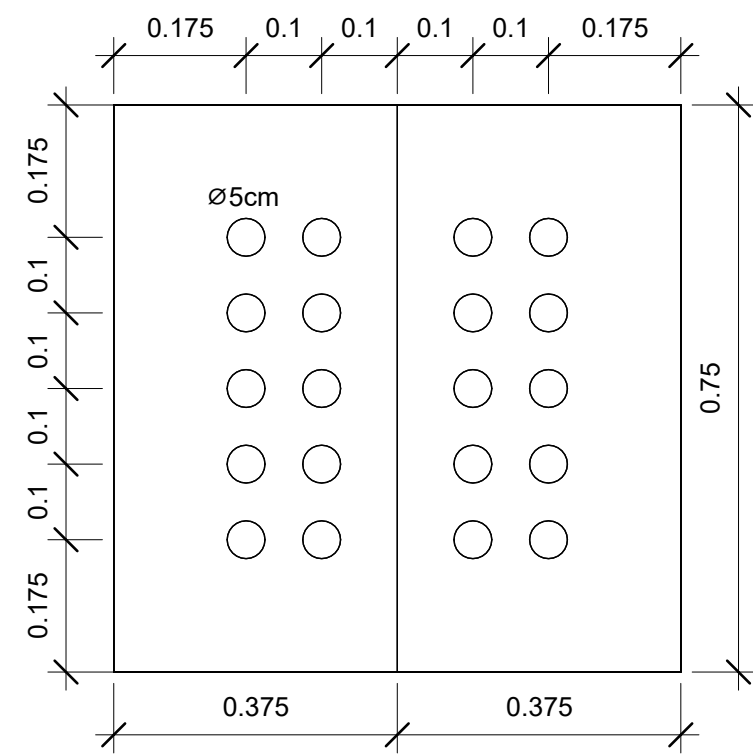



5 CAIXA DE PASSAGEM DE ÁGUAS PLUVIAIS - TAMPA
ESCALA: 1 : 10

APROVAÇÃO

REV.	DATA	OBSERVAÇÃO	RESPONSÁVEL
			UNIVERSIDADE FEDERAL DE PERNAMBUCO SUPERINTENDÊNCIA DE PROJETOS E OBRAS DIRETORIA DE PLANOS E PROJETOS
		CENTRO ACADÊMICO SERTÃO	
projeto:		CONSTRUÇÃO DO CENTRO ACADÊMICO DO SERTÃO - ETAPA 02	sigap: XXXXXX / 2025
título do documento:		DETALHES CAIXAS	área técnica: DREN. ÁGUAS PLUVIAIS
quadro de áreas:			etapa: EXECUTIVA
			prancha: 02/04
			escala: INDICADA
EQUIPE TÉCNICA		RESPONSÁVEL TÉCNICO	ENGENHEIRO CIVIL CREA N° 14281
elaboração	EDILSON FRANÇA	DESENHISTA	
DPP	VITHOR ALBERTIM		
DPP	GERALDO CABRAL	GERENTE DIV. ENGENHARIA	SPO
aprovação	ISABEL PINTO	DIRETORIA	UFPE
DPP			CARLOS FALCÃO
			ALFREDO GOMES
			SUPERINTENDENTE
			REITOR

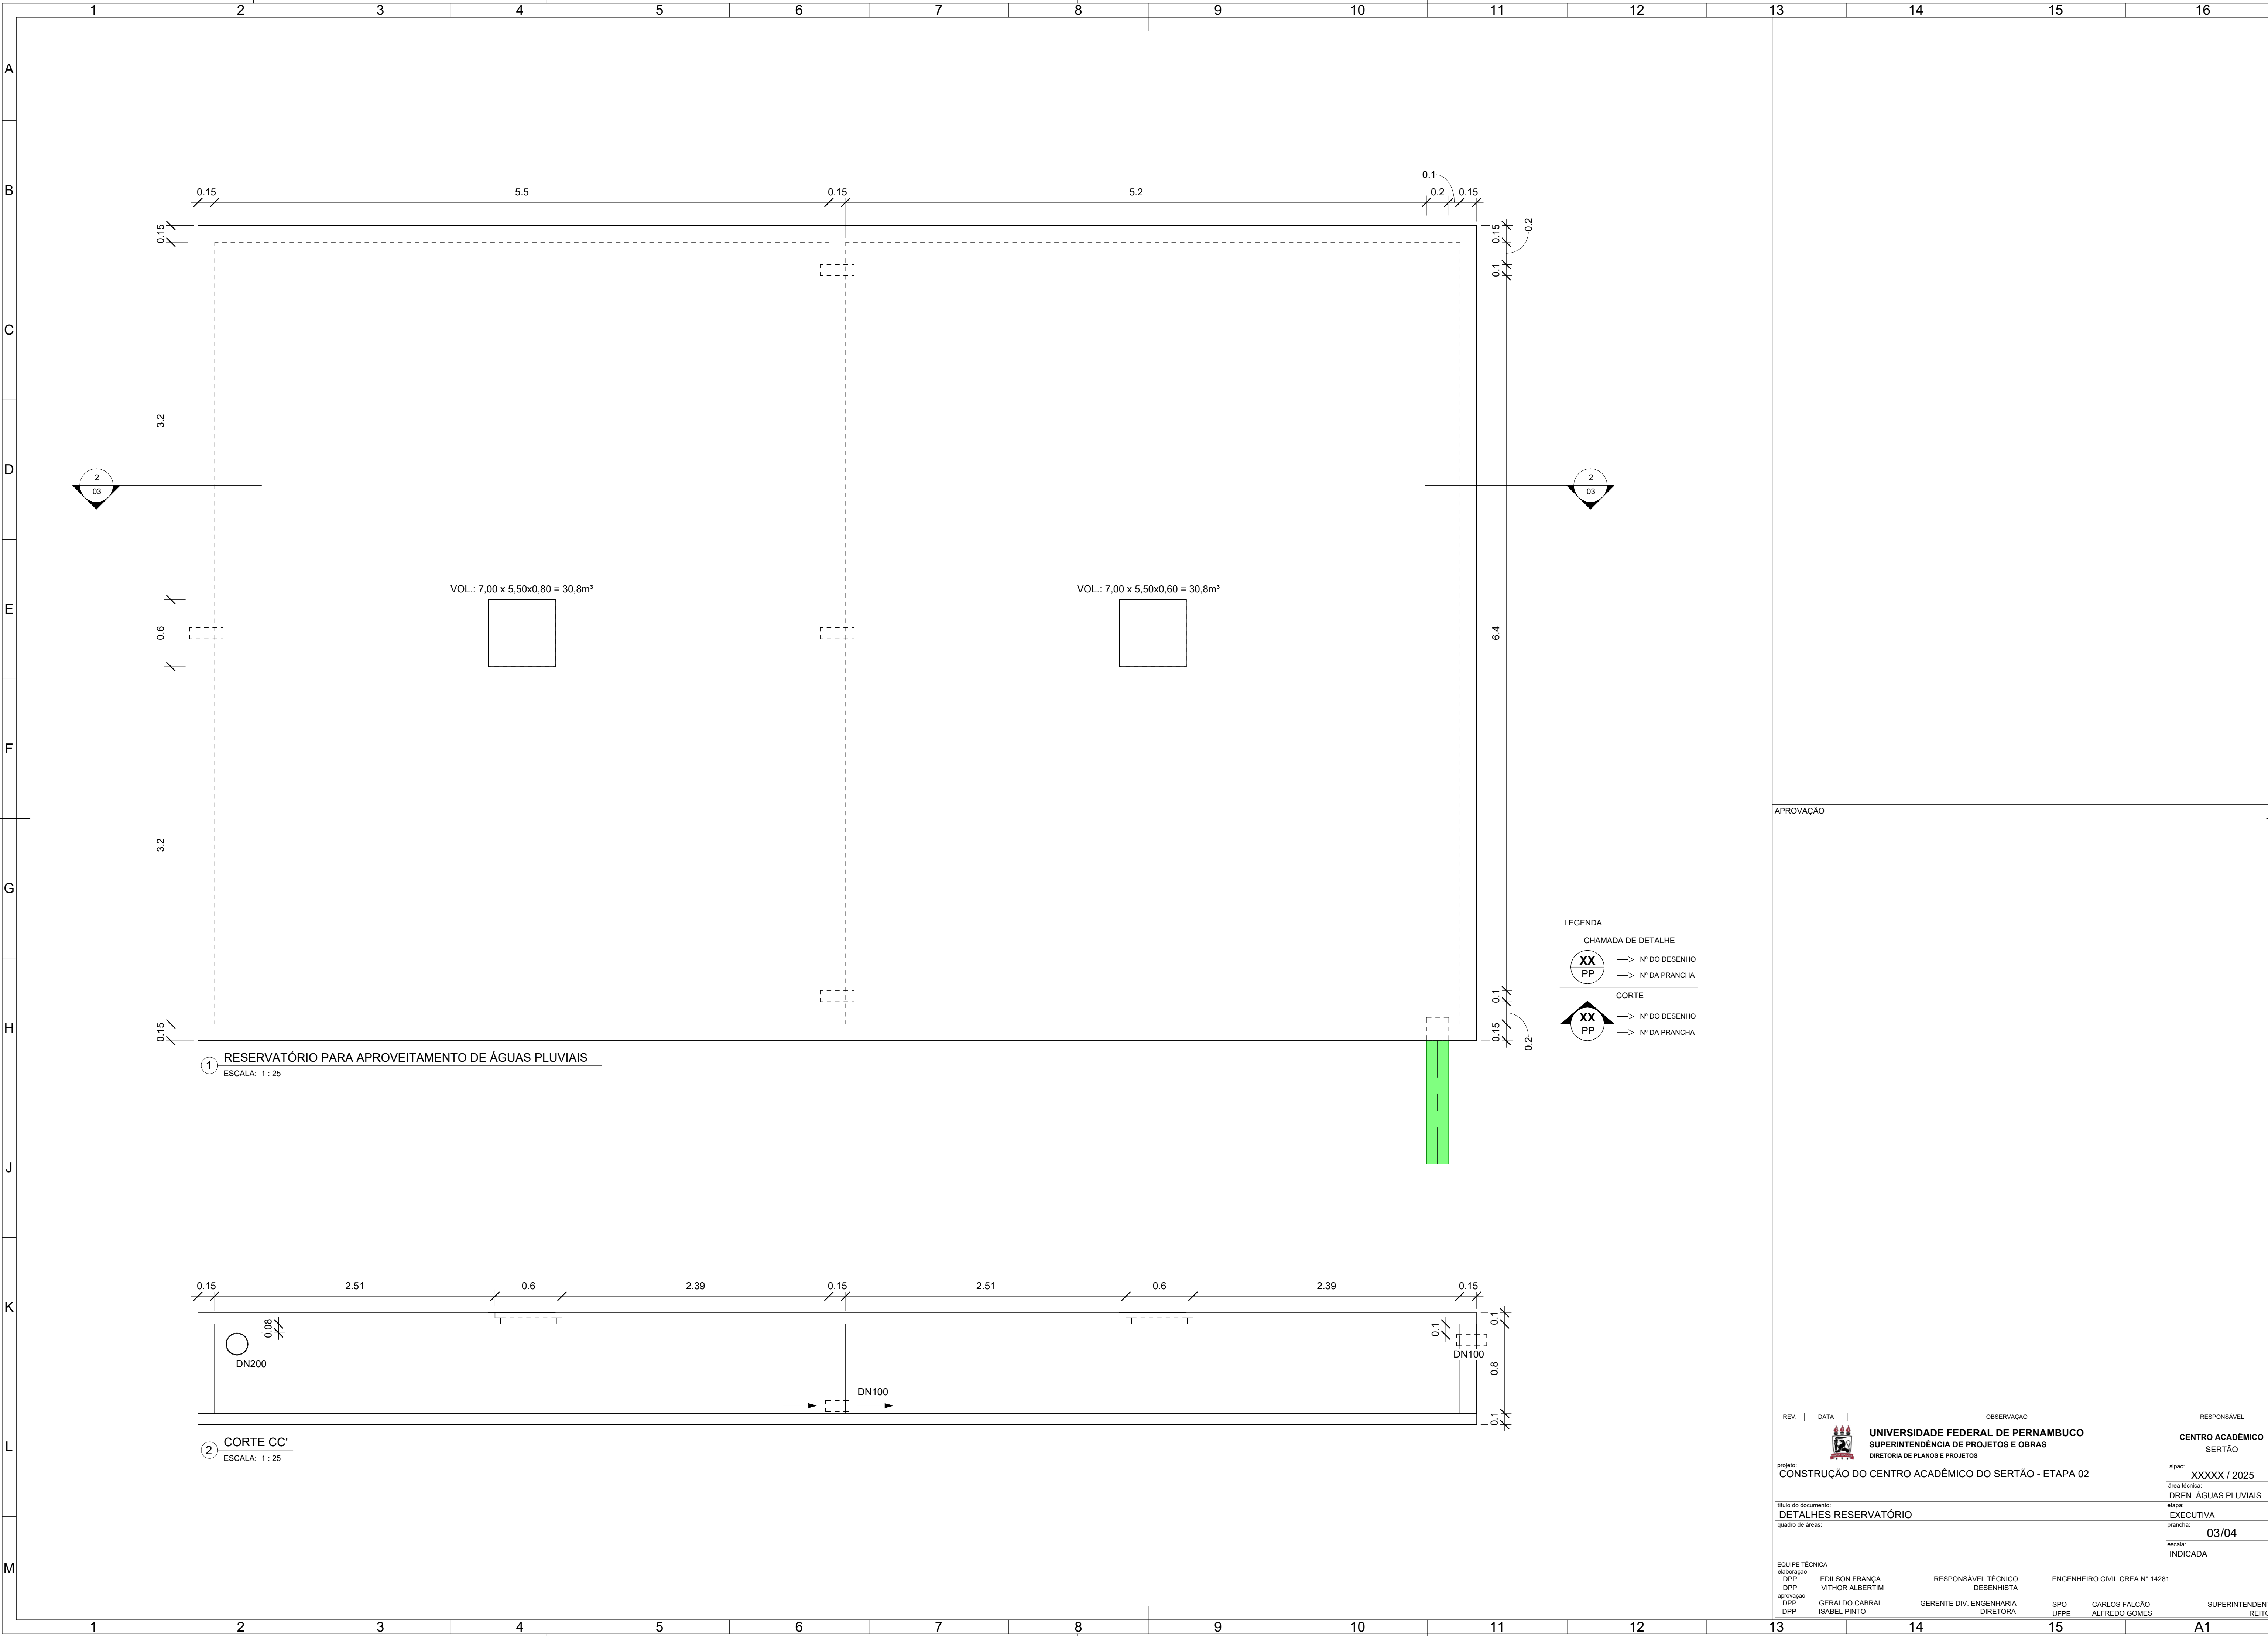

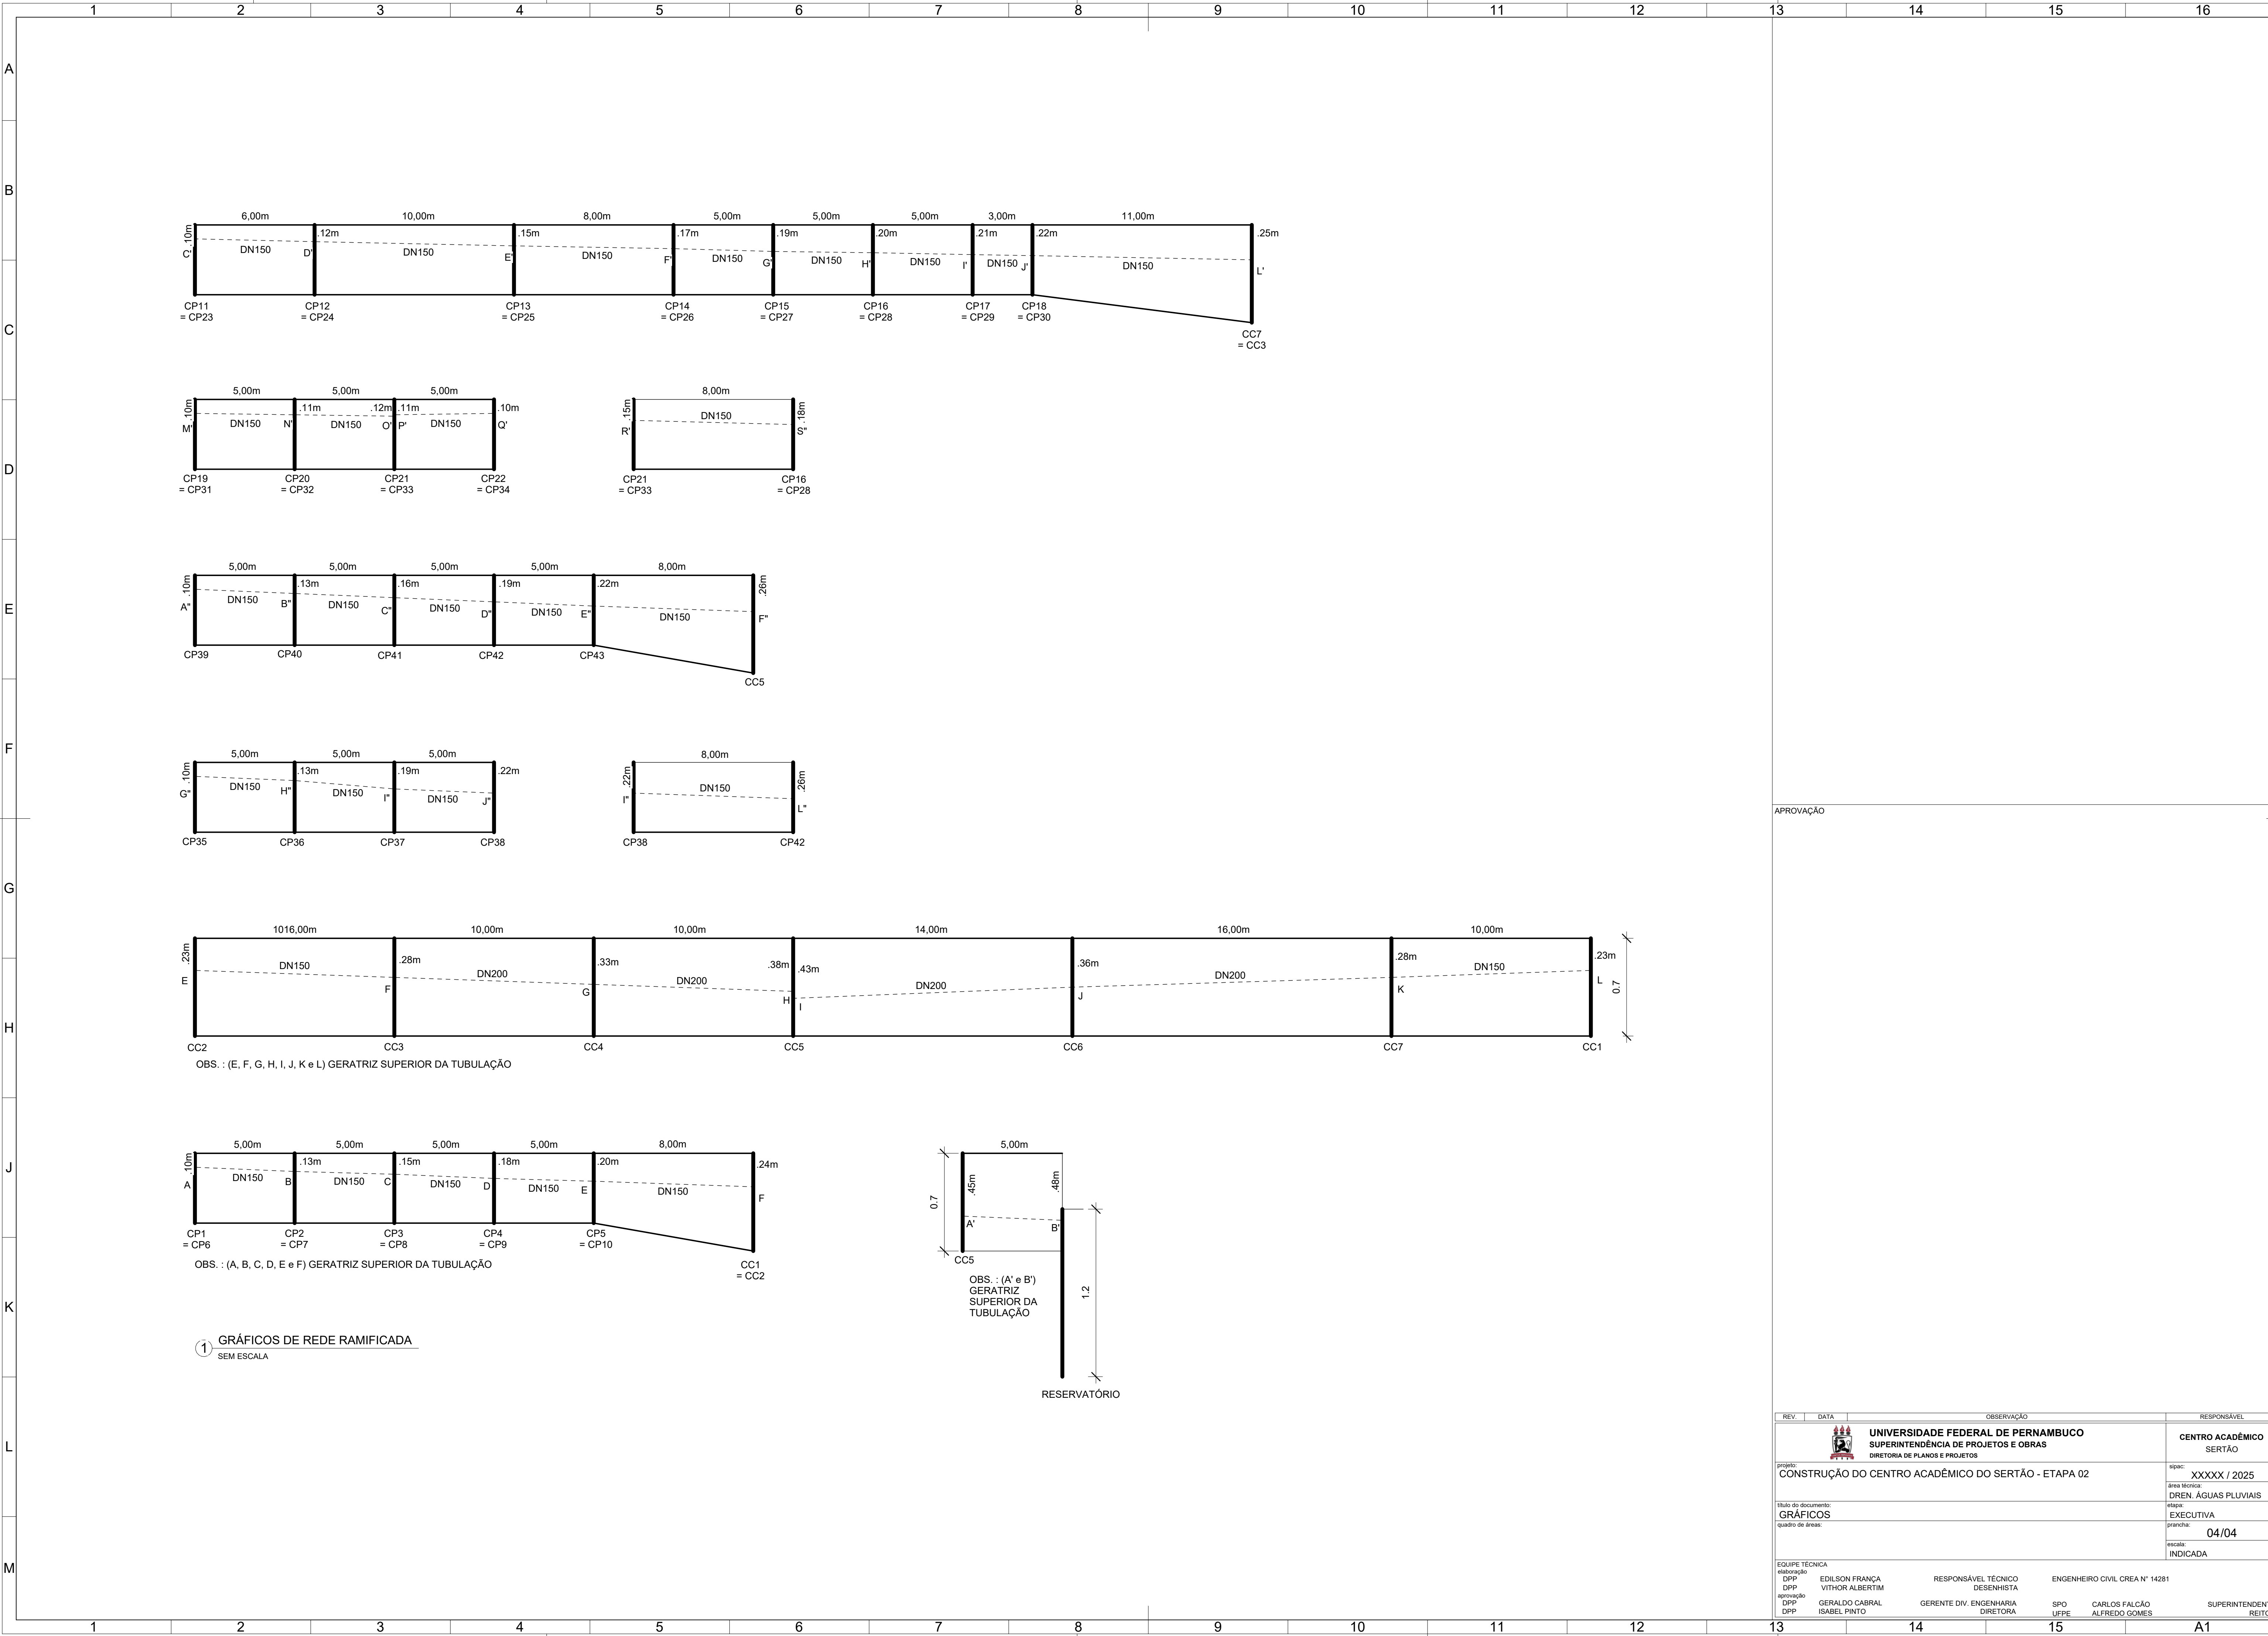

REV.	DATA	OBSERVAÇÃO	RESPONSÁVEL
 UNIVERSIDADE FEDERAL DE PERNAMBUCO SUPERINTENDÊNCIA DE PROJETOS E OBRAS DIRETORIA DE PLANOS E PROJETOS			CENTRO ACADÊMICO SERTÃO
Projeto: CONSTRUÇÃO DO CENTRO ACADÊMICO DO SERTÃO - ETAPA 02			sigap: XXXXXX / 2025
Título do documento: GRÁFICOS			área técnica: DREN. ÁGUAS PLUVIAIS
quadro de áreas:			etapa: EXECUTIVA
			prancha: 04/04
			escala: INDICADA
EQUIPE TÉCNICA			
elaboração	EDILSON FRANÇA	RESPONSÁVEL TÉCNICO	ENGENHEIRO CIVIL CREA N° 14281
DPP	VÍTHOR ALBERTIM	DESENHISTA	
aprovação	GERALDO CABRAL	GERENTE DIV. ENGENHARIA	
DPP	ISABEL PINTO	DIRETORIA	
DPP		SPO	CARLOS FALCÃO
		UFPE	ALFREDO GOMES
			SUPERINTENDENTE
			REITOR



Emitido em 09/09/2025

PROJETO Nº 321/2025 - DPP (11.02.04)

(Nº do Protocolo: NÃO PROTOCOLADO)

(Assinado digitalmente em 09/09/2025 13:25)

EDILSON GOMES DE FRANCA

ENGENHEIRO-AREA

DE SPO (11.02.06)

Matrícula: ###592#3

(Assinado digitalmente em 09/09/2025 14:22)

MARIA ISABEL PINTO DE OLIVEIRA

DIRETOR

DPP (11.02.04)

Matrícula: ###330#6

Visualize o documento original em <http://sipac.ufpe.br/documentos/> informando seu número: **321**, ano: **2025**, tipo:
PROJETO, data de emissão: **09/09/2025** e o código de verificação: **05cc6e9cc6**