




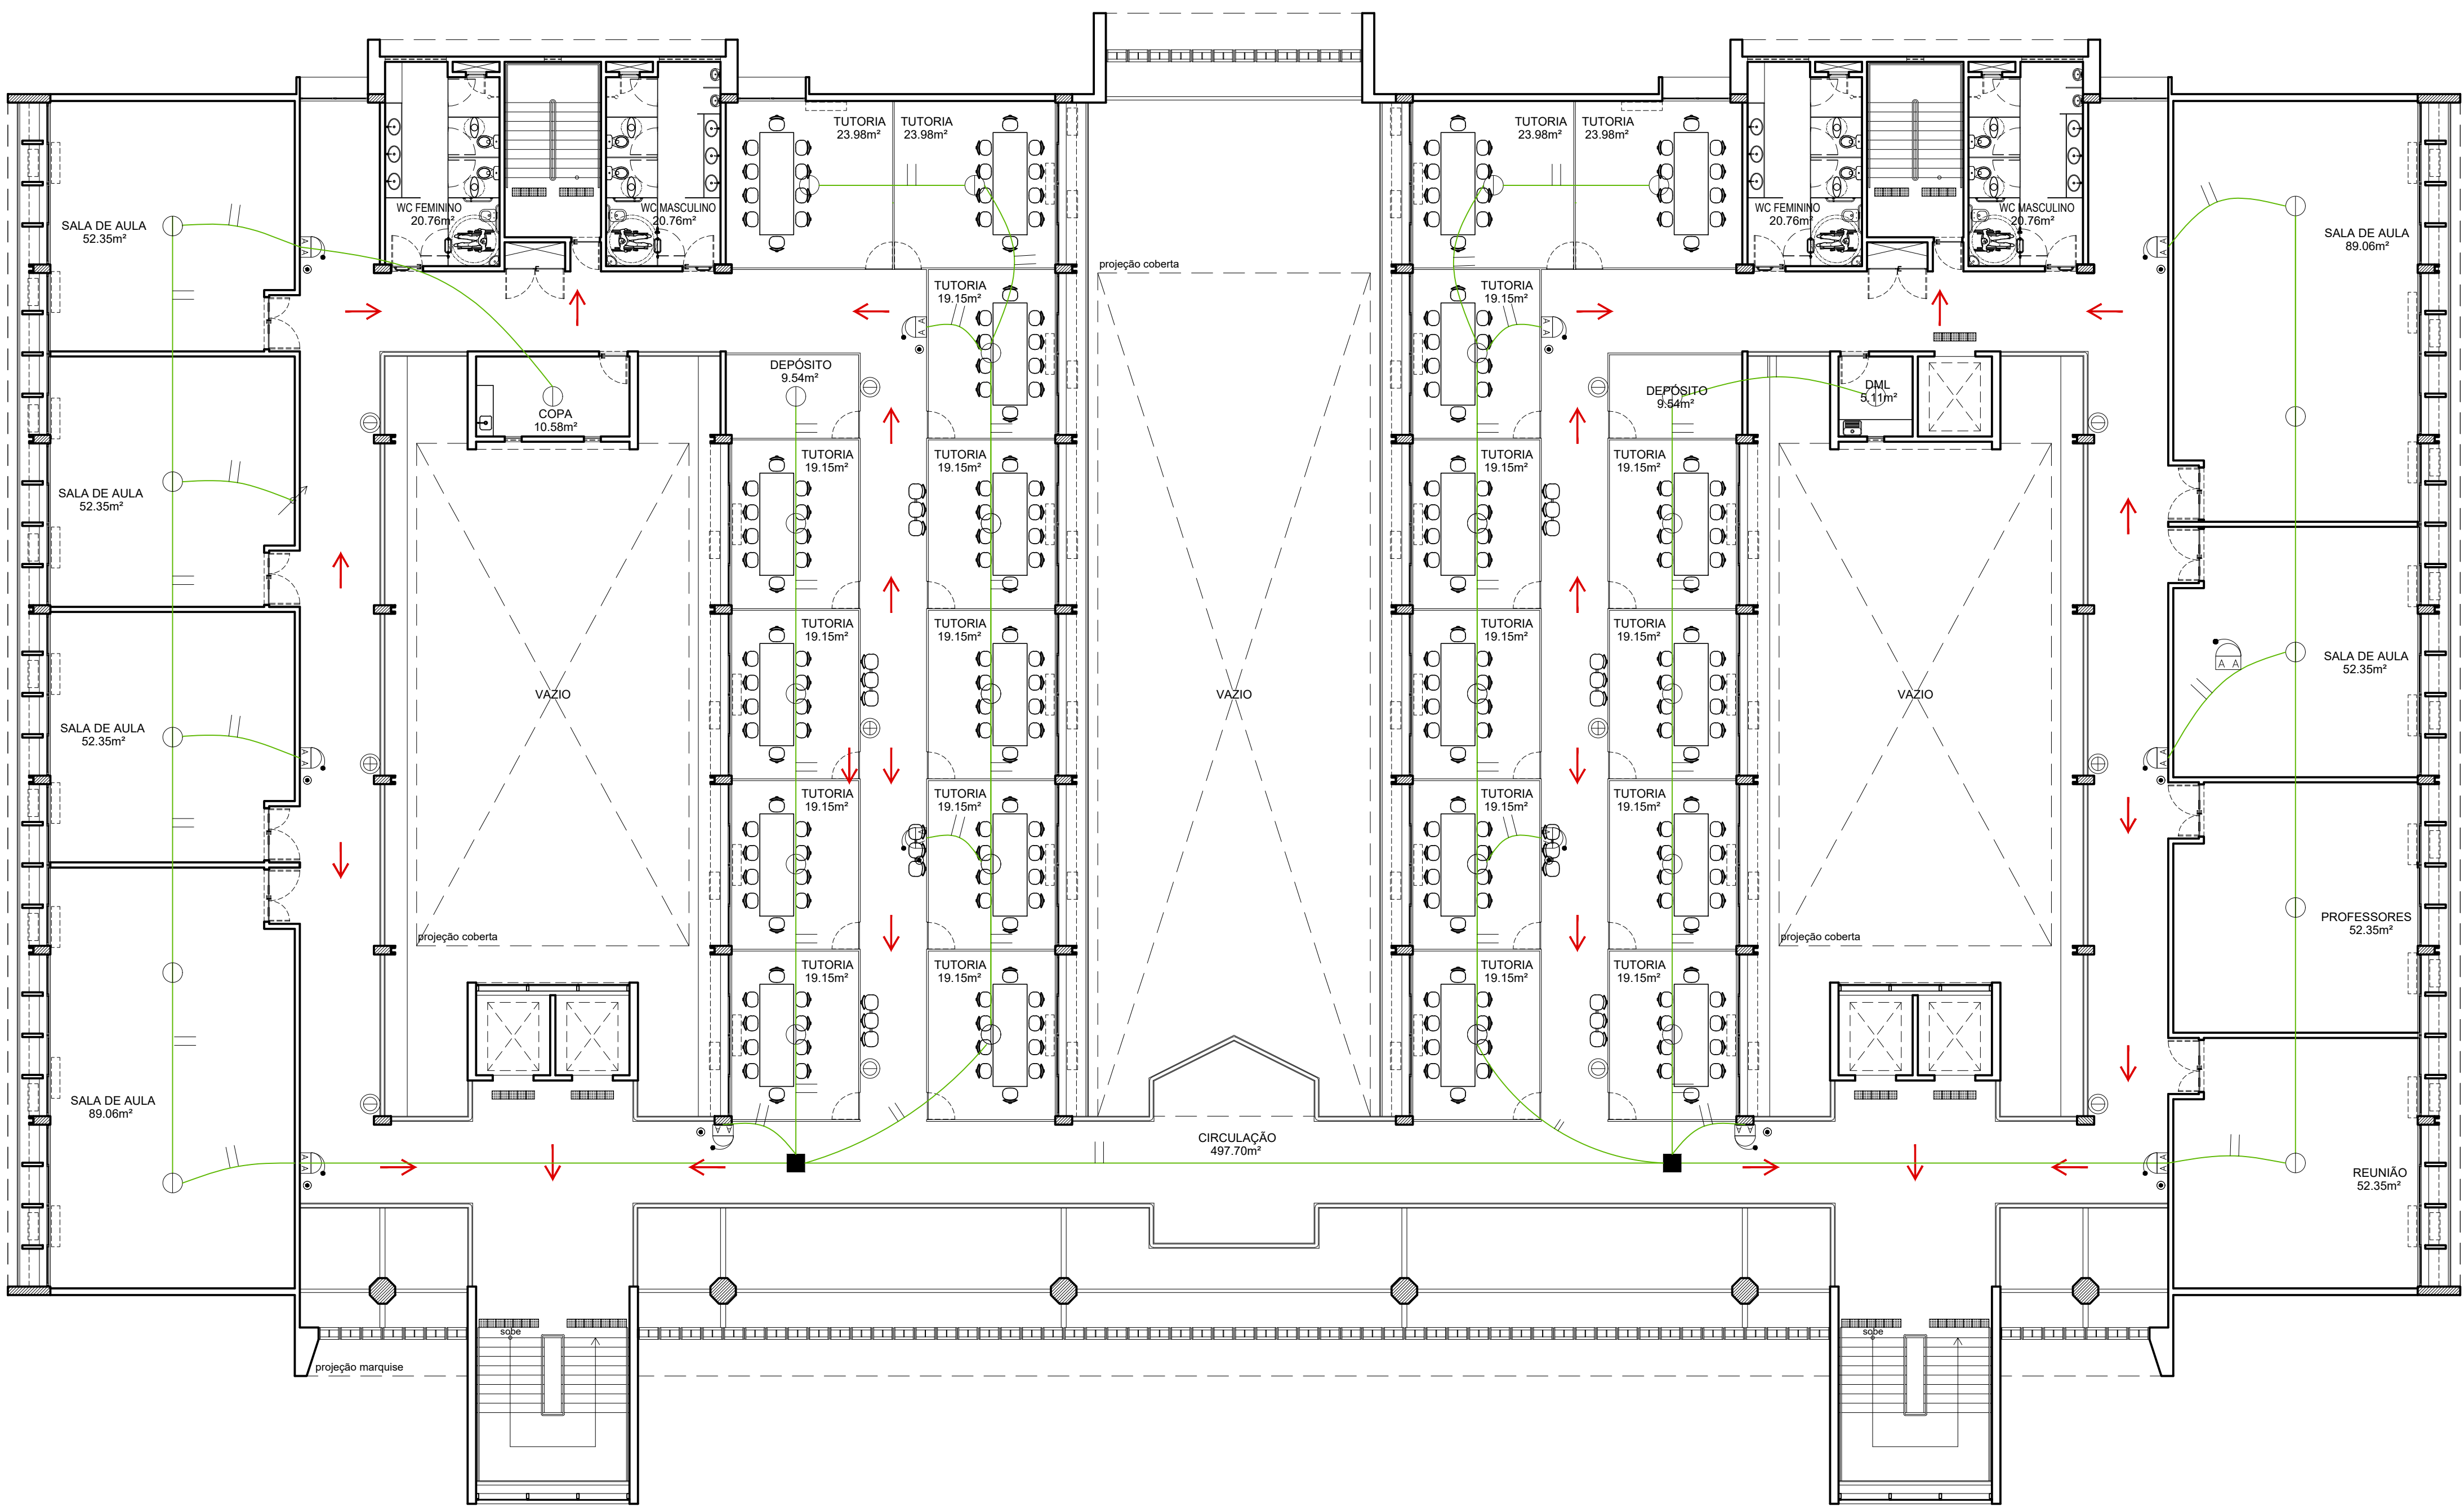


LEGENDA:


- | | |
|---|---------------------------------|
|  | BOTOEIRA DE ALARME |
|  | CAMPAINHA |
|  | CAIXA DE PASSAGEM |
|  | CENTRAL DE ALARME DE INCÊNDIO |
| | ENDEREÇÁVEL 125 ENDEREÇOS |
| | COM BATERIA SISTEMA |
| | ENDEREÇÁVEL |
|  | DETECTOR DE FUMAÇA |
|  | DETECTOR DE TEMPERATURA |
|  | ELETRODUTO SOBRE O FORRO EM |
| | PVC RÍGIDO ROSCÁVEL Ø¾" |
|  | EXTINTOR PORTÁTIL CO2 6Kg - 5BC |
|  | EXTINTOR PÓ QUÍMICO 4Kg - 20BC |
|  | PLACA FOTOLUMINESCENTE DE |
| | ORIENTAÇÃO E SALVAMENTO EM |
| | PVC RÍGIDO DIMENSÃO 26x13cm |


[illegible]



- LEGENDA:
- BOTOEIRA DE ALARME
 - CAMPAINHA
 - CAIXA DE PASSAGEM
 - DETECTOR DE FUMAÇA
 - ELETRODUTO QUE SOBE
 - ELETRODUTO SOBRE O FORRO EM PVC RÍGIDO ROSCÁVEL Ø 3/4"
 - EXTINTOR PORTÁTIL CO2 6Kg - 5BC
 - EXTINTOR PÓ QUÍMICO 4Kg - 20BC
 - PLACA FOTOLUMINESCENTE DE ORIENTAÇÃO E SALVAMENTO EM PVC RÍGIDO DIMENSÃO 26x13cm


1 PLANTA BAIXA - 1º PAVIMENTO
ESCALA: 1/125


REV.	DATA	OBSERVAÇÕES	DESENHO	REVISÃO	APROVAÇÃO	AUTORIZAÇÃO
<div><div>UNIVERSIDADE FEDERAL DE PERNAMBUCO SUPERINTENDÊNCIA DE PLANOS E PROJETOS DIRETORIA DE PLANOS E PROJETOS</div></div>					CENTRO ACADÊMICO DO SERTÃO	
projeto: CONSTRUÇÃO DO CENTRO ACADÊMICO DO SERTÃO - ETAPA 02					área técnica: PREVENÇÃO E COMBATE A INCÊNDIO	
título do documento: BLOCO SEDE - LOCAÇÃO DOS EXTINTORES, PLACAS E ACIONADORES - 1º PAVTO					etapa: PROJETO EXECUTIVO	
quadro de áreas:					prancha: 02 / 04	
					escala: 1/125	
					data: JULHO/2025	
responsáveis técnicos: D.P.P. EDILSON FRANÇA					DIRETORA SUPERINTENDENTE	
ENG. CIVIL - CREA 14821					REITOR	
elaboração: D.P.P. SPO U.F.P.E					D.P.P. ISABEL PINTO CARLOS FALCÃO ALFREDO GOMES	

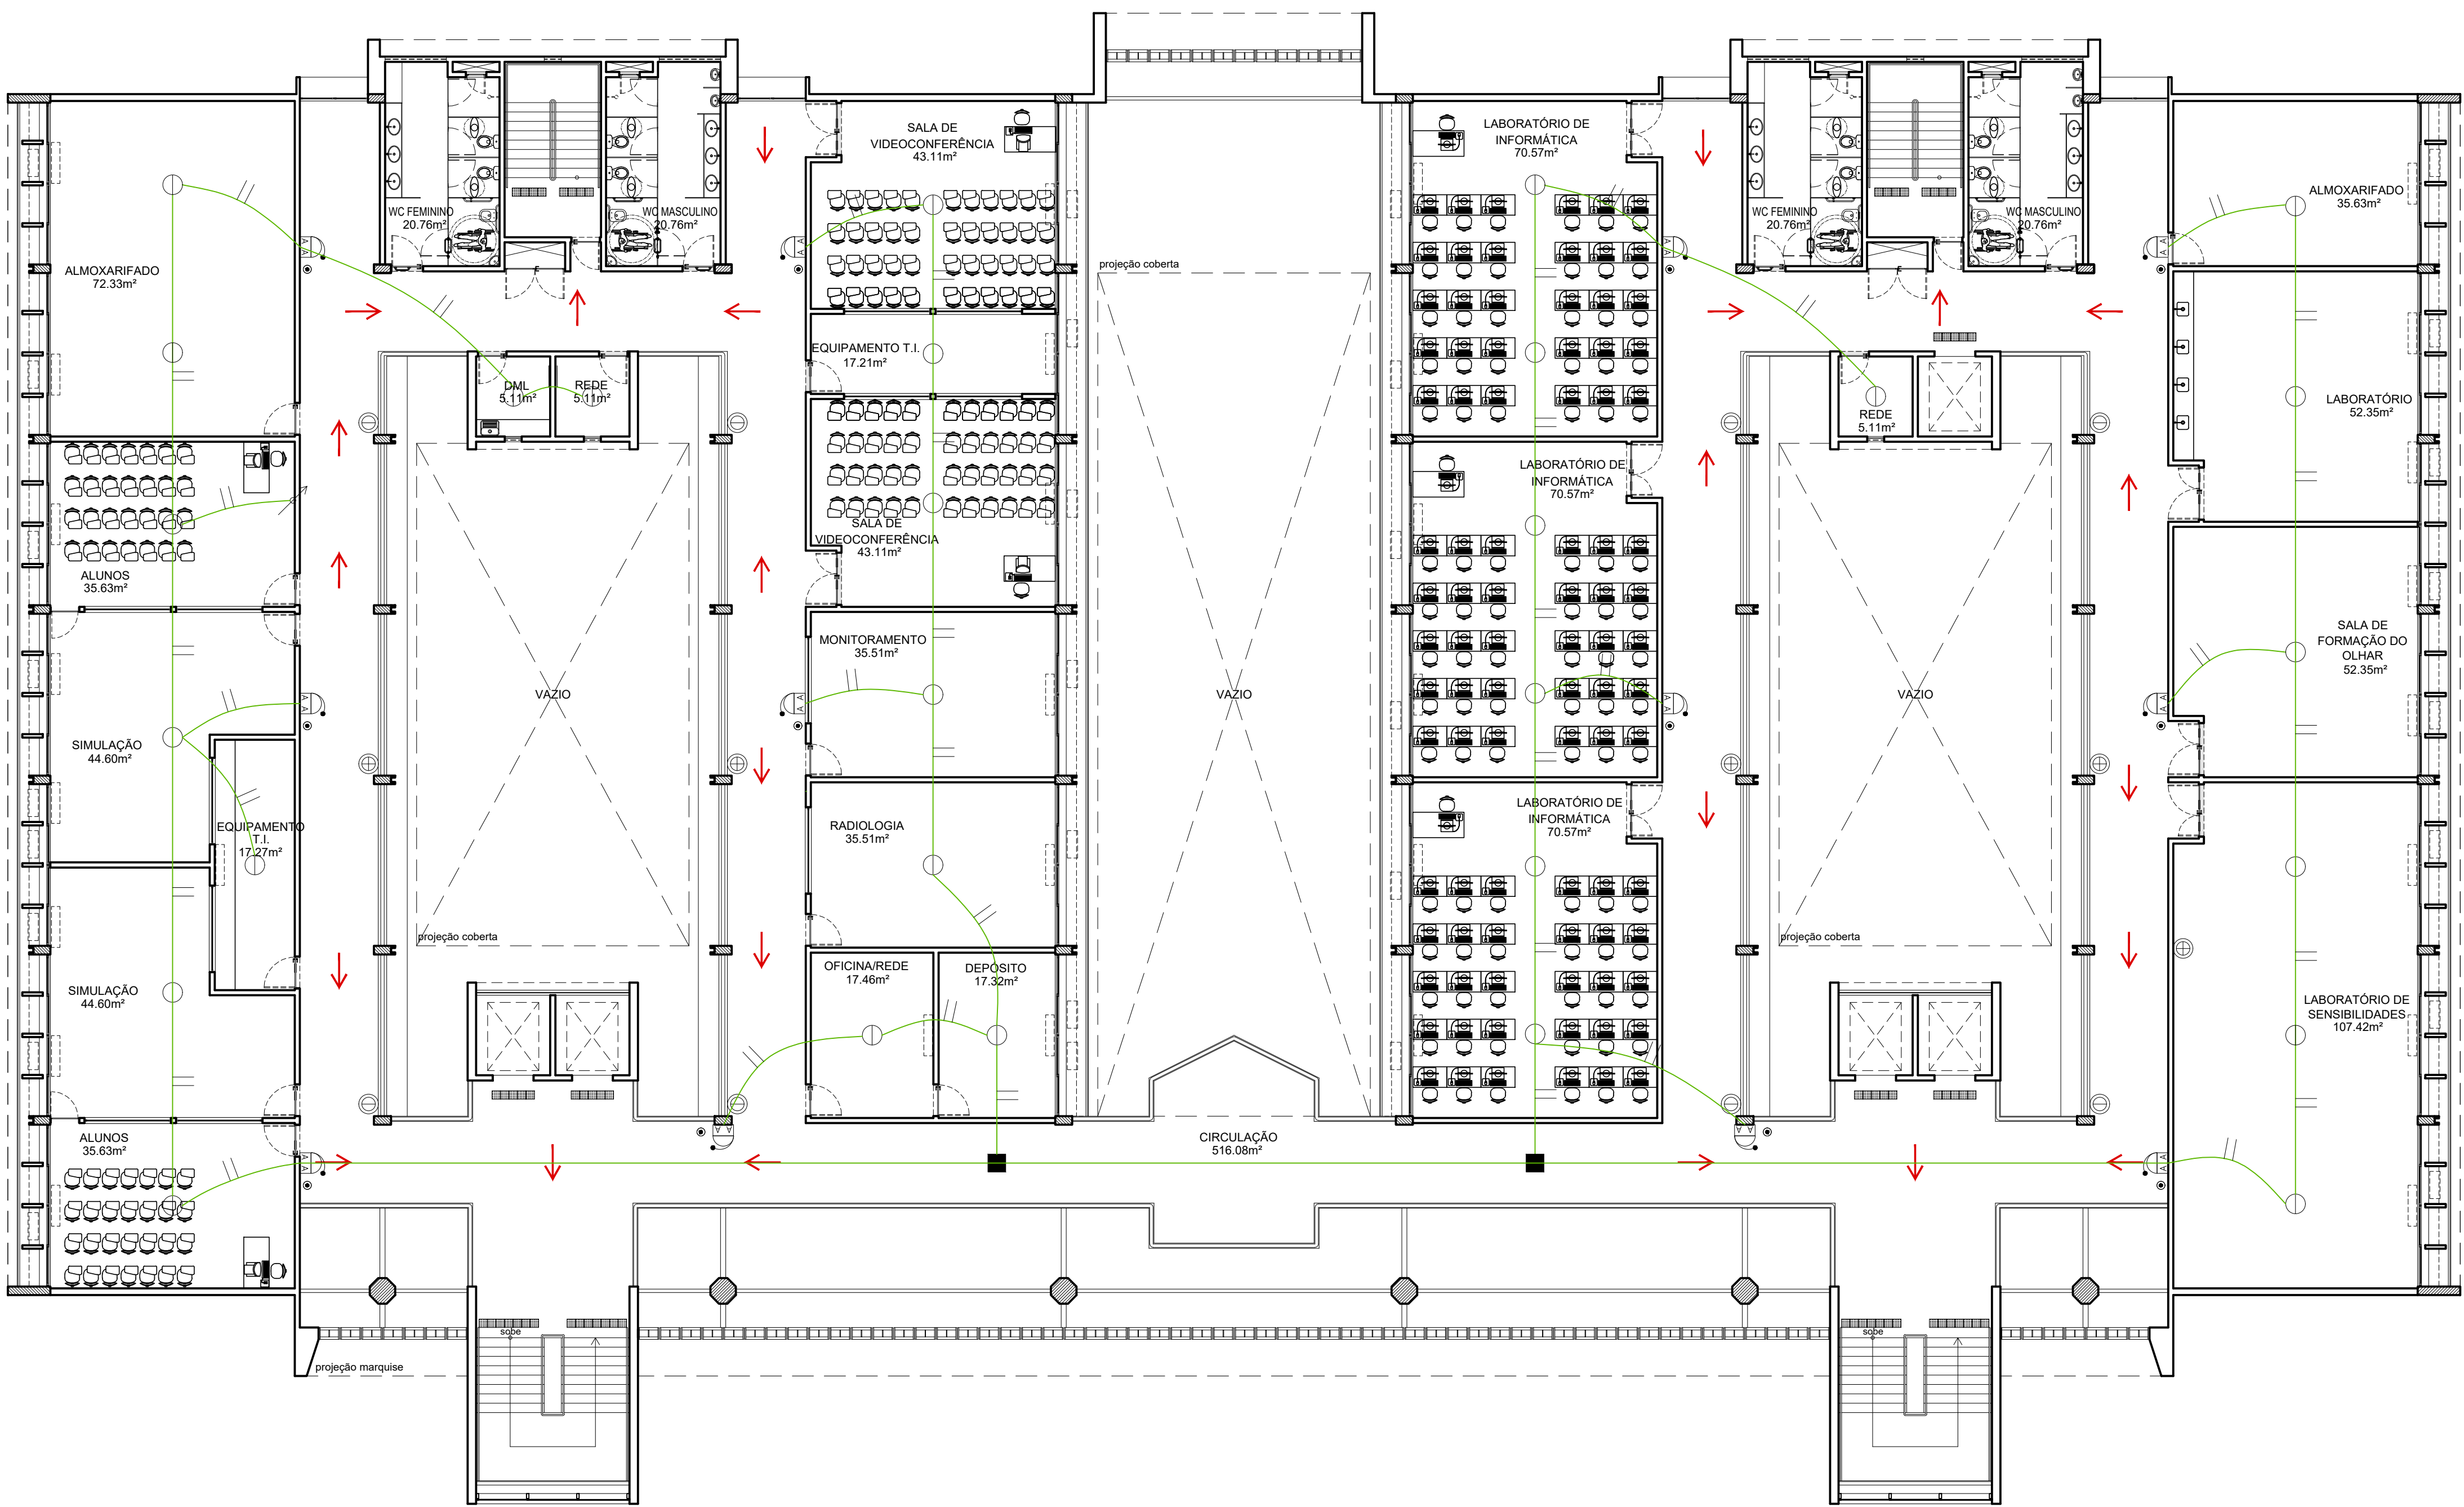

- LEGENDA:
- BOTOEIRA DE ALARME
 - CAMPAINHA
 - CAIXA DE PASSAGEM
 - DETECTOR DE FUMAÇA
 - ELETRODUTO QUE SOBE
 - ELETRODUTO SOBRE O FORRO EM PVC RÍGIDO ROSCÁVEL Ø 3/4"
 - EXTINTOR PORTÁTIL CO2 6Kg - 5BC
 - EXTINTOR PÓ QUÍMICO 4Kg - 20BC
 - PLACA FOTOLUMINESCENTE DE ORIENTAÇÃO E SALVAMENTO EM PVC RÍGIDO DIMENSÃO 26x13cm


1 PLANTA BAIXA - 2º PAVIMENTO
ESCALA: 1/125

REV.	DATA	OBSERVAÇÕES	DESENHO	REVISÃO	APROVAÇÃO
 UNIVERSIDADE FEDERAL DE PERNAMBUCO SUPERINTENDÊNCIA DE PLANOS E PROJETOS DIRETORIA DE PLANOS E PROJETOS			CENTRO ACADÊMICO DO SERTÃO		
projeto: CONSTRUÇÃO DO CENTRO ACADÊMICO DO SERTÃO - ETAPA 02			ano escolar: PREVENÇÃO E COMBATE A INCÊNDIO		
título do documento: BLOCO SEDE - LOCAÇÃO DOS EXTINTORES, PLACAS E ACIONADORES - 2º PAVTO			etapa: PROJETO EXECUTIVO		
quadro de áreas:			prancha: 03 / 04		
			escala: 1/125		
			data: JULHO/2025		
responsáveis técnicos: D.P.P. EDILSON FRANÇA			D.P.P. ISABEL PINTO S.P.O. CARLOS FALCÃO U.F.P.E. ALFREDO GOMES		
ENG. CIVIL - CREA 14821			DIRETORA SUPERINTENDENTE REITOR		

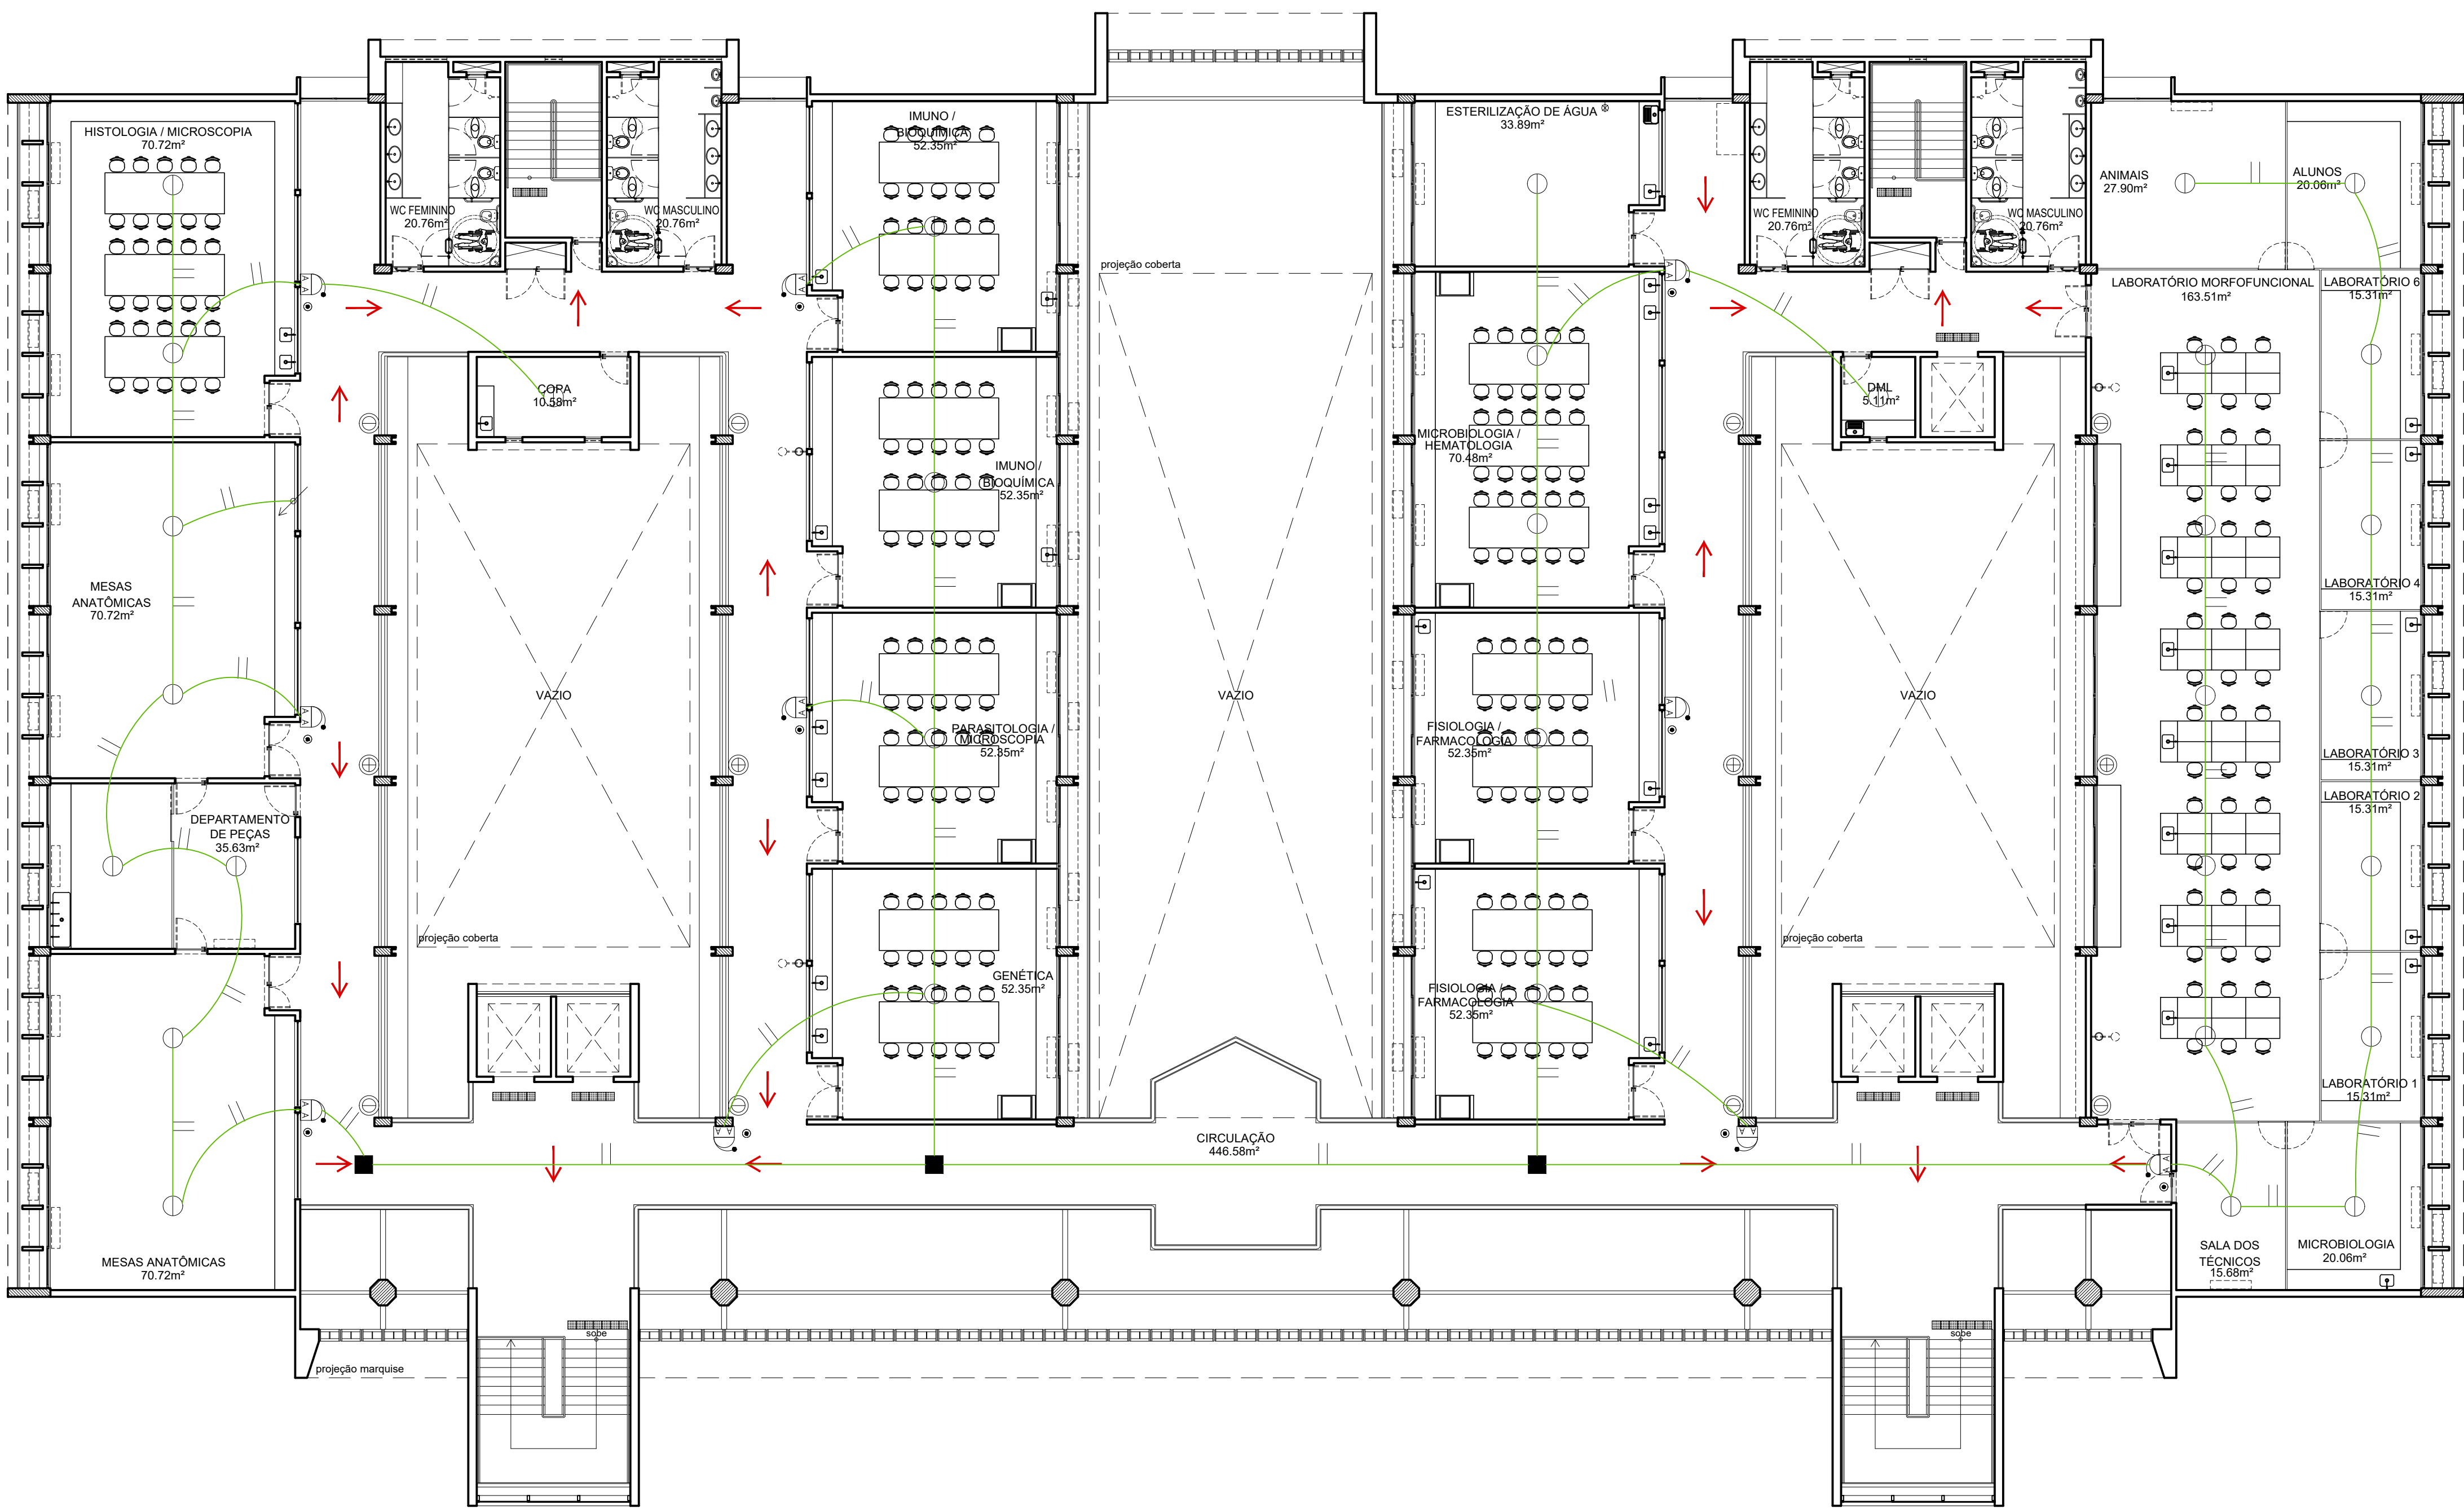

- LEGENDA:
- BOTOEIRA DE ALARME
 - CAMPAINHA
 - CAIXA DE PASSAGEM
 - DETECTOR DE FUMAÇA
 - ELETRODUTO QUE SOBE
 - ELETRODUTO SOBRE O FORRO EM PVC RÍGIDO ROSCÁVEL Ø 3/4"
 - EXTINTOR PORTÁTIL CO2 6Kg - 5BC
 - EXTINTOR PÓ QUÍMICO 4Kg - 20BC
 - PLACA FOTOLUMINESCENTE DE ORIENTAÇÃO E SALVAMENTO EM PVC RÍGIDO DIMENSÃO 26x13cm

1 PLANTA BAIXA - 3º PAVIMENTO
ESCALA: 1/125

REV.	DATA	OBSERVAÇÕES	DESENHO	REVISÃO	APROVAÇÃO
 UNIVERSIDADE FEDERAL DE PERNAMBUCO SUPERINTENDÊNCIA DE PLANOS E PROJETOS DIRETORIA DE PLANOS E PROJETOS			CENTRO ACADÊMICO DO SERTÃO		
projeto: CONSTRUÇÃO DO CENTRO ACADÊMICO DO SERTÃO - ETAPA 02			área técnica: PREVENÇÃO E COMBATE A INCÊNDIO		
título do documento: BLOCO SEDE - LOCAÇÃO DOS EXTINTORES, PLACAS E ACIONADORES - 3º PAVTO			etapa: PROJETO EXECUTIVO		
quadro de áreas:			prancha: 04 / 04		
			escala: 1/125		
			data: JULHO/2025		
responsáveis técnicos: D.P.P. EDILSON FRANÇA			D.P.P. ISABEL PINTO S.P.O. CARLOS FALCÃO U.F.P.E. ALFREDO GOMES		
ENG. CIVIL - CREA 14821			DIRETORA SUPERINTENDENTE REITOR		



Emitido em 09/09/2025

PROJETO Nº 326/2025 - DPP (11.02.04)

(Nº do Protocolo: NÃO PROTOCOLADO)

(Assinado digitalmente em 09/09/2025 13:25)

EDILSON GOMES DE FRANCA

ENGENHEIRO-AREA

DE SPO (11.02.06)

Matrícula: ###592#3

(Assinado digitalmente em 09/09/2025 14:22)

MARIA ISABEL PINTO DE OLIVEIRA

DIRETOR

DPP (11.02.04)

Matrícula: ###330#6

Visualize o documento original em <http://sipac.ufpe.br/documentos/> informando seu número: **326**, ano: **2025**, tipo:
PROJETO, data de emissão: **09/09/2025** e o código de verificação: **56b42def72**